




平面図 S=1:100

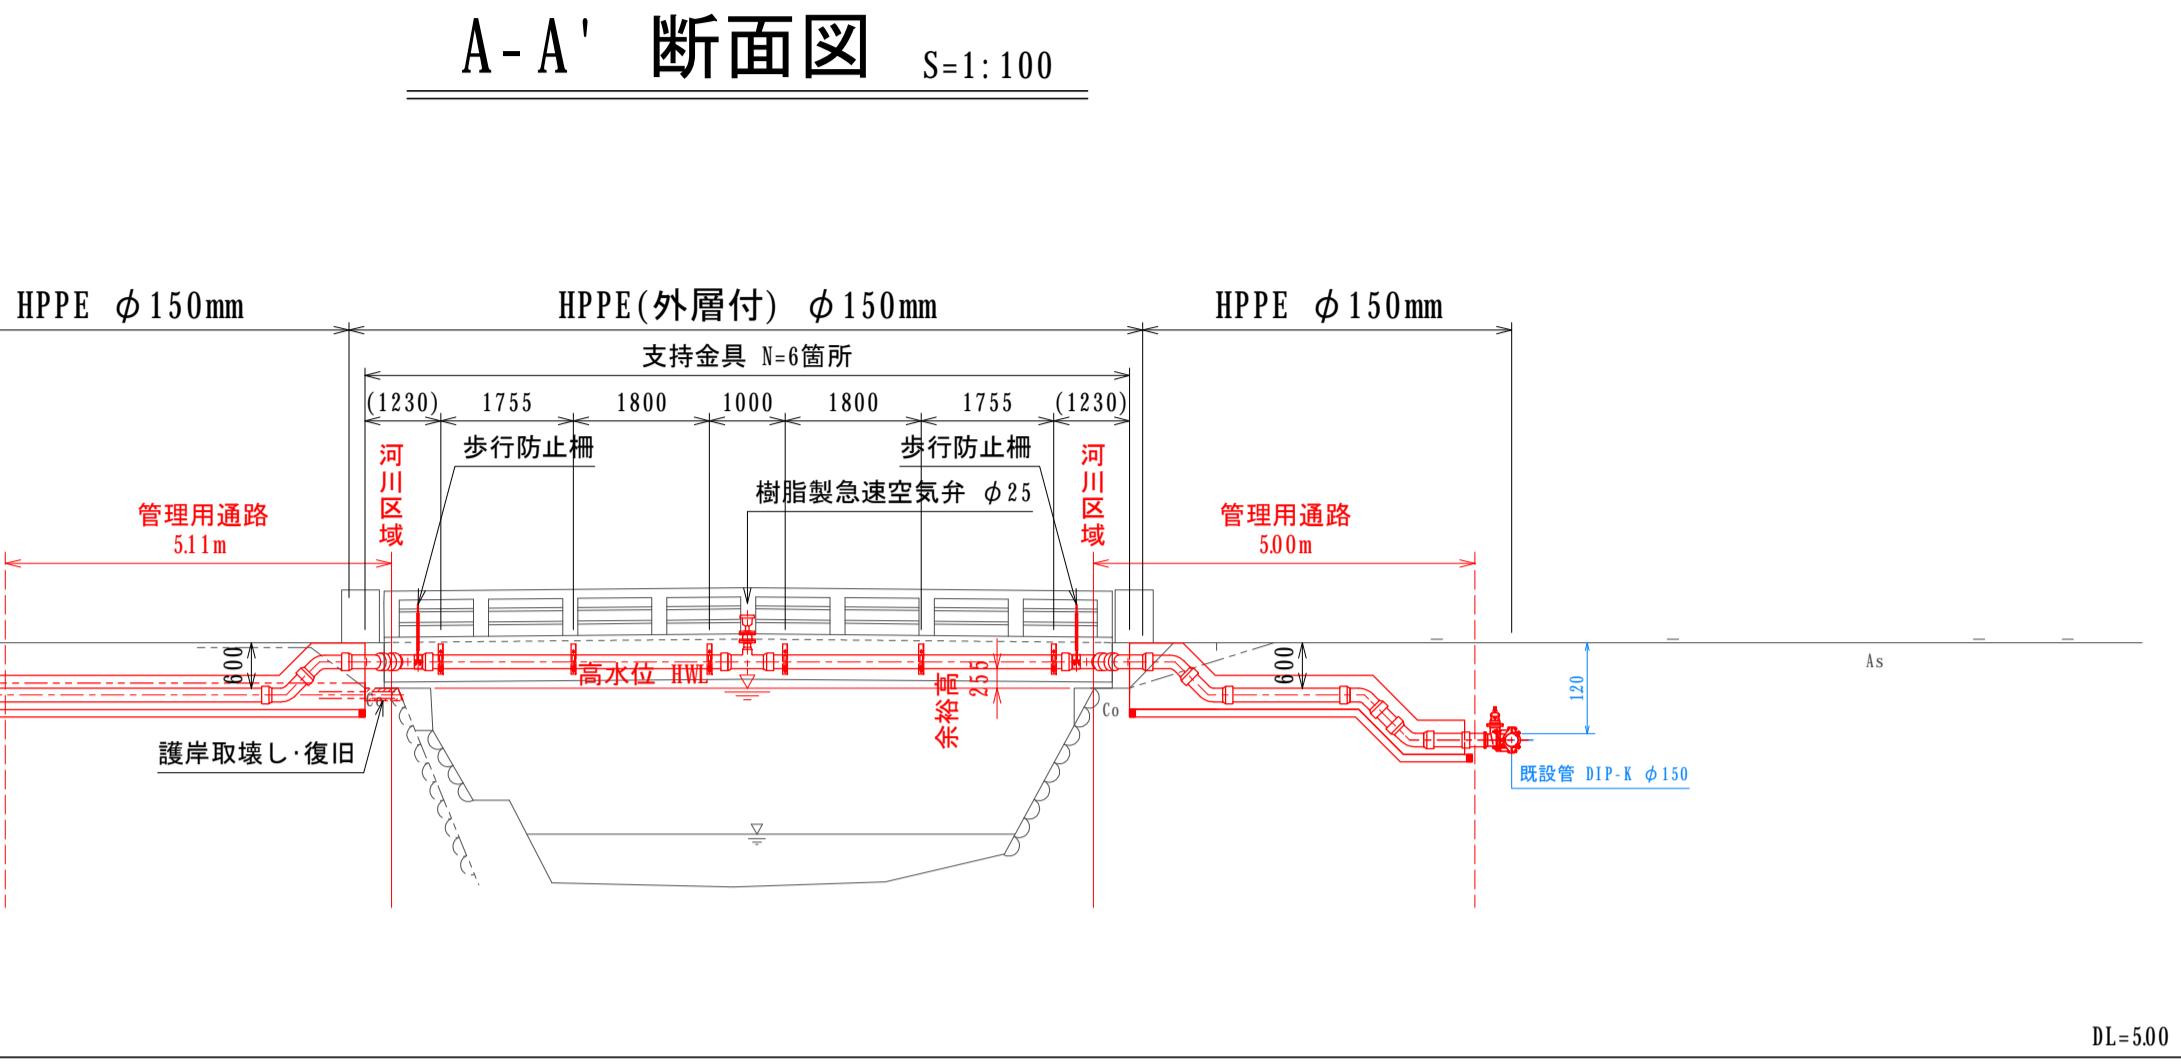

B-B' 断面図 S=1:100

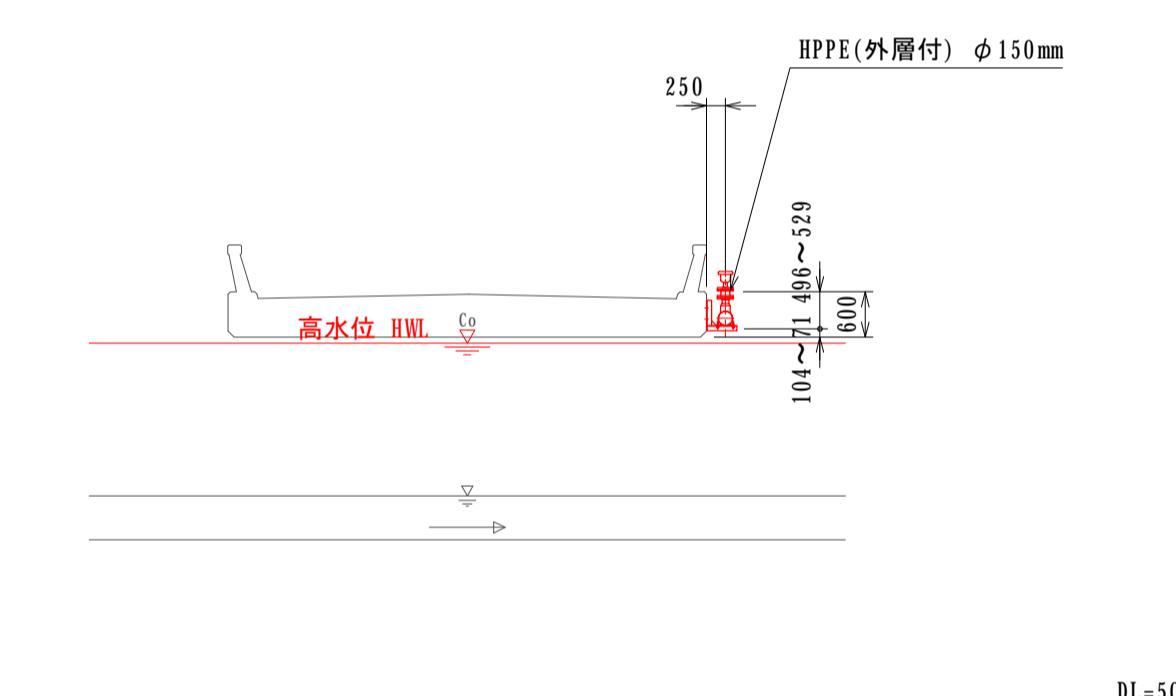


橋梁添架部詳細図

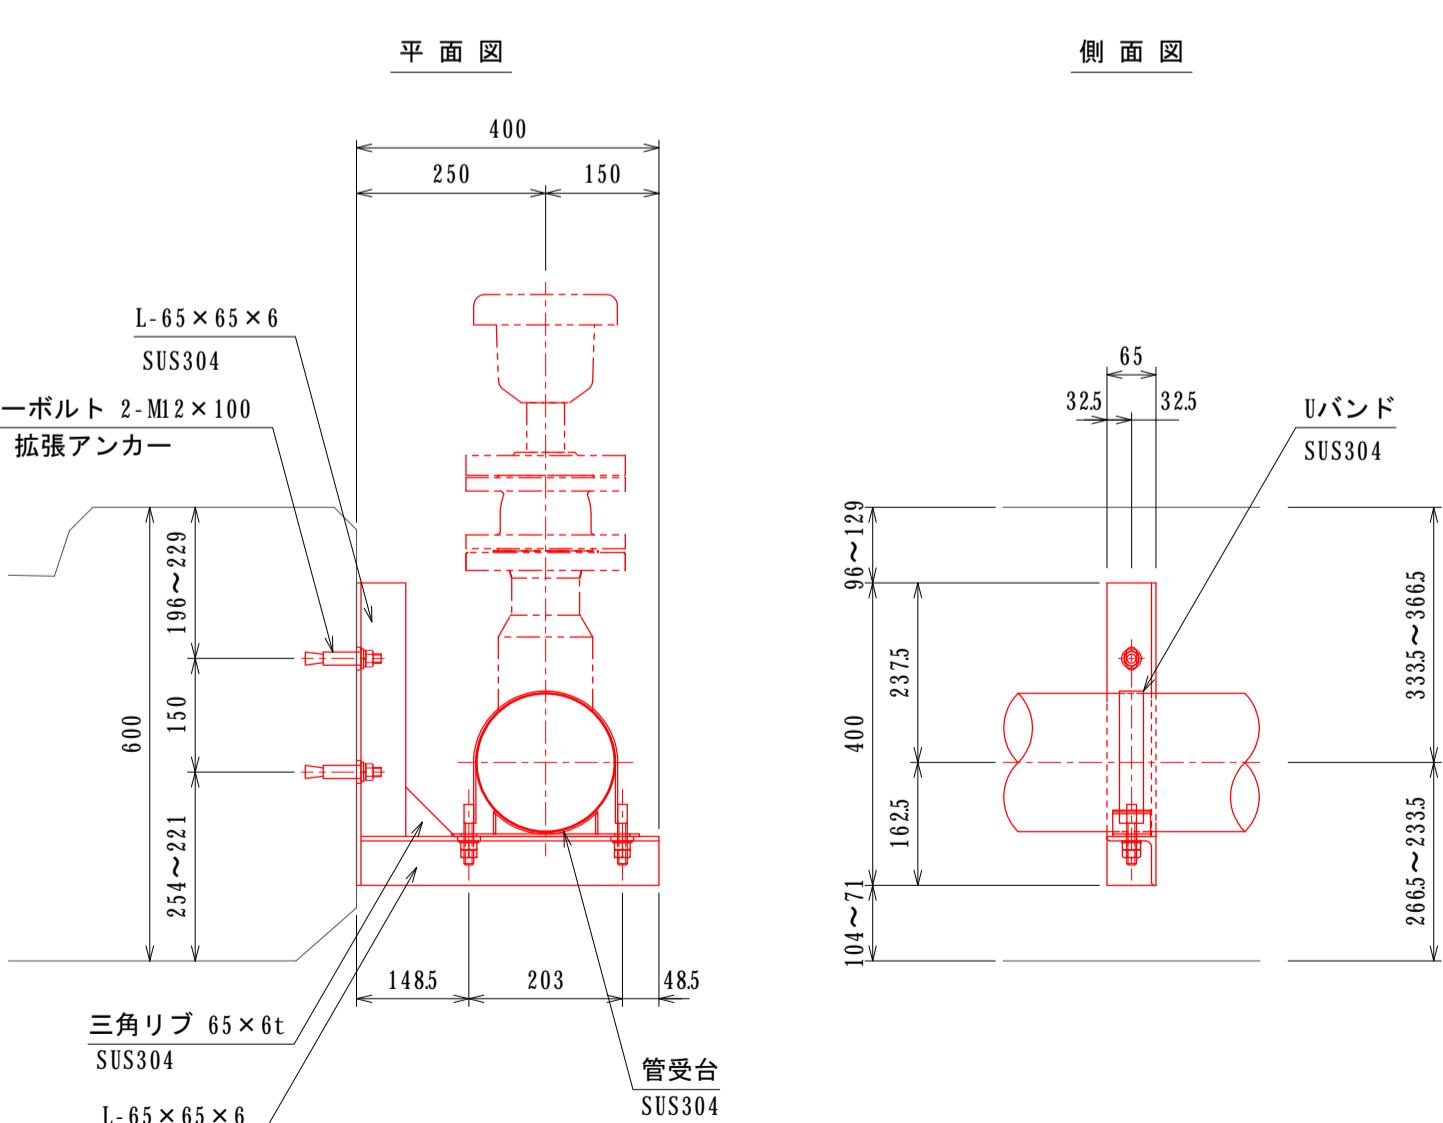

事業名	南伊勢町水道事業 大江・道方連絡管添架詳細設計業務委託	図 番	2/7
図 名	平面図・断面図・橋梁添架部詳細図	縮 尺	1:100 1:10(A1) 1:200 1:20(A3)
南伊勢町上下水道課		令和7年12月	

配管詳細図

S=1: 100

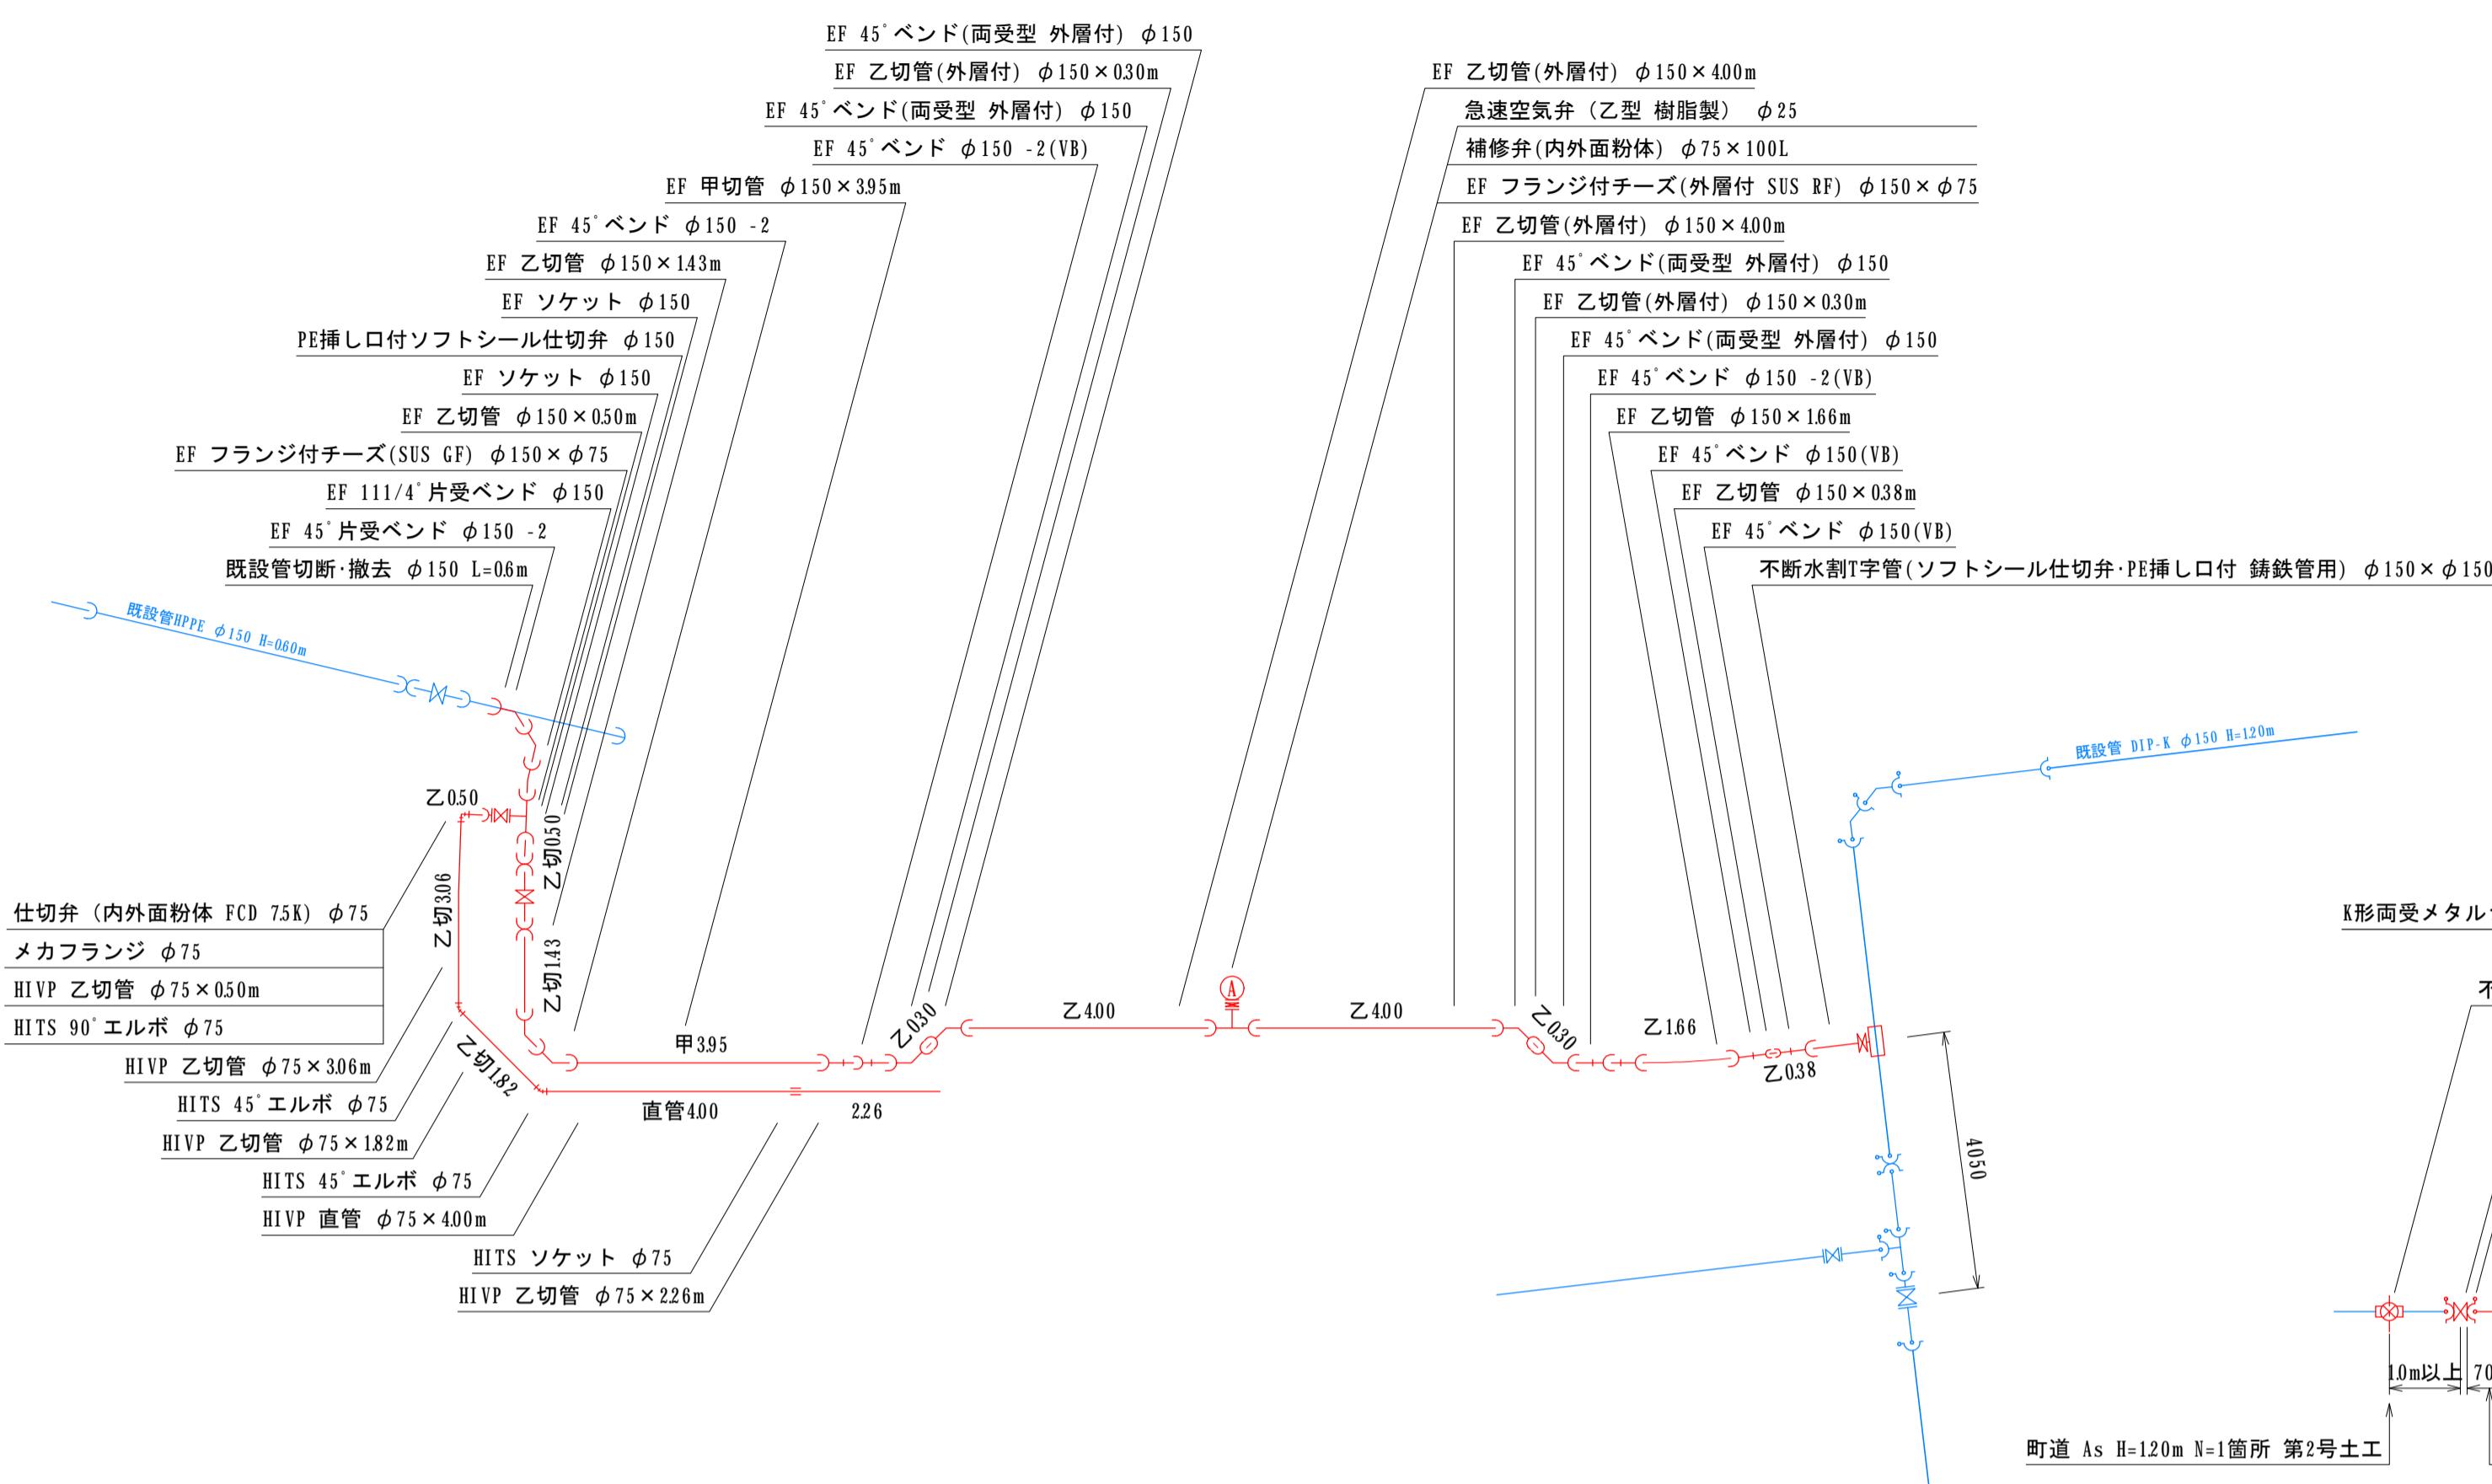


※設置位置は現地協議による。

支持金具詳細図

=1:10

材質：全てSUS304

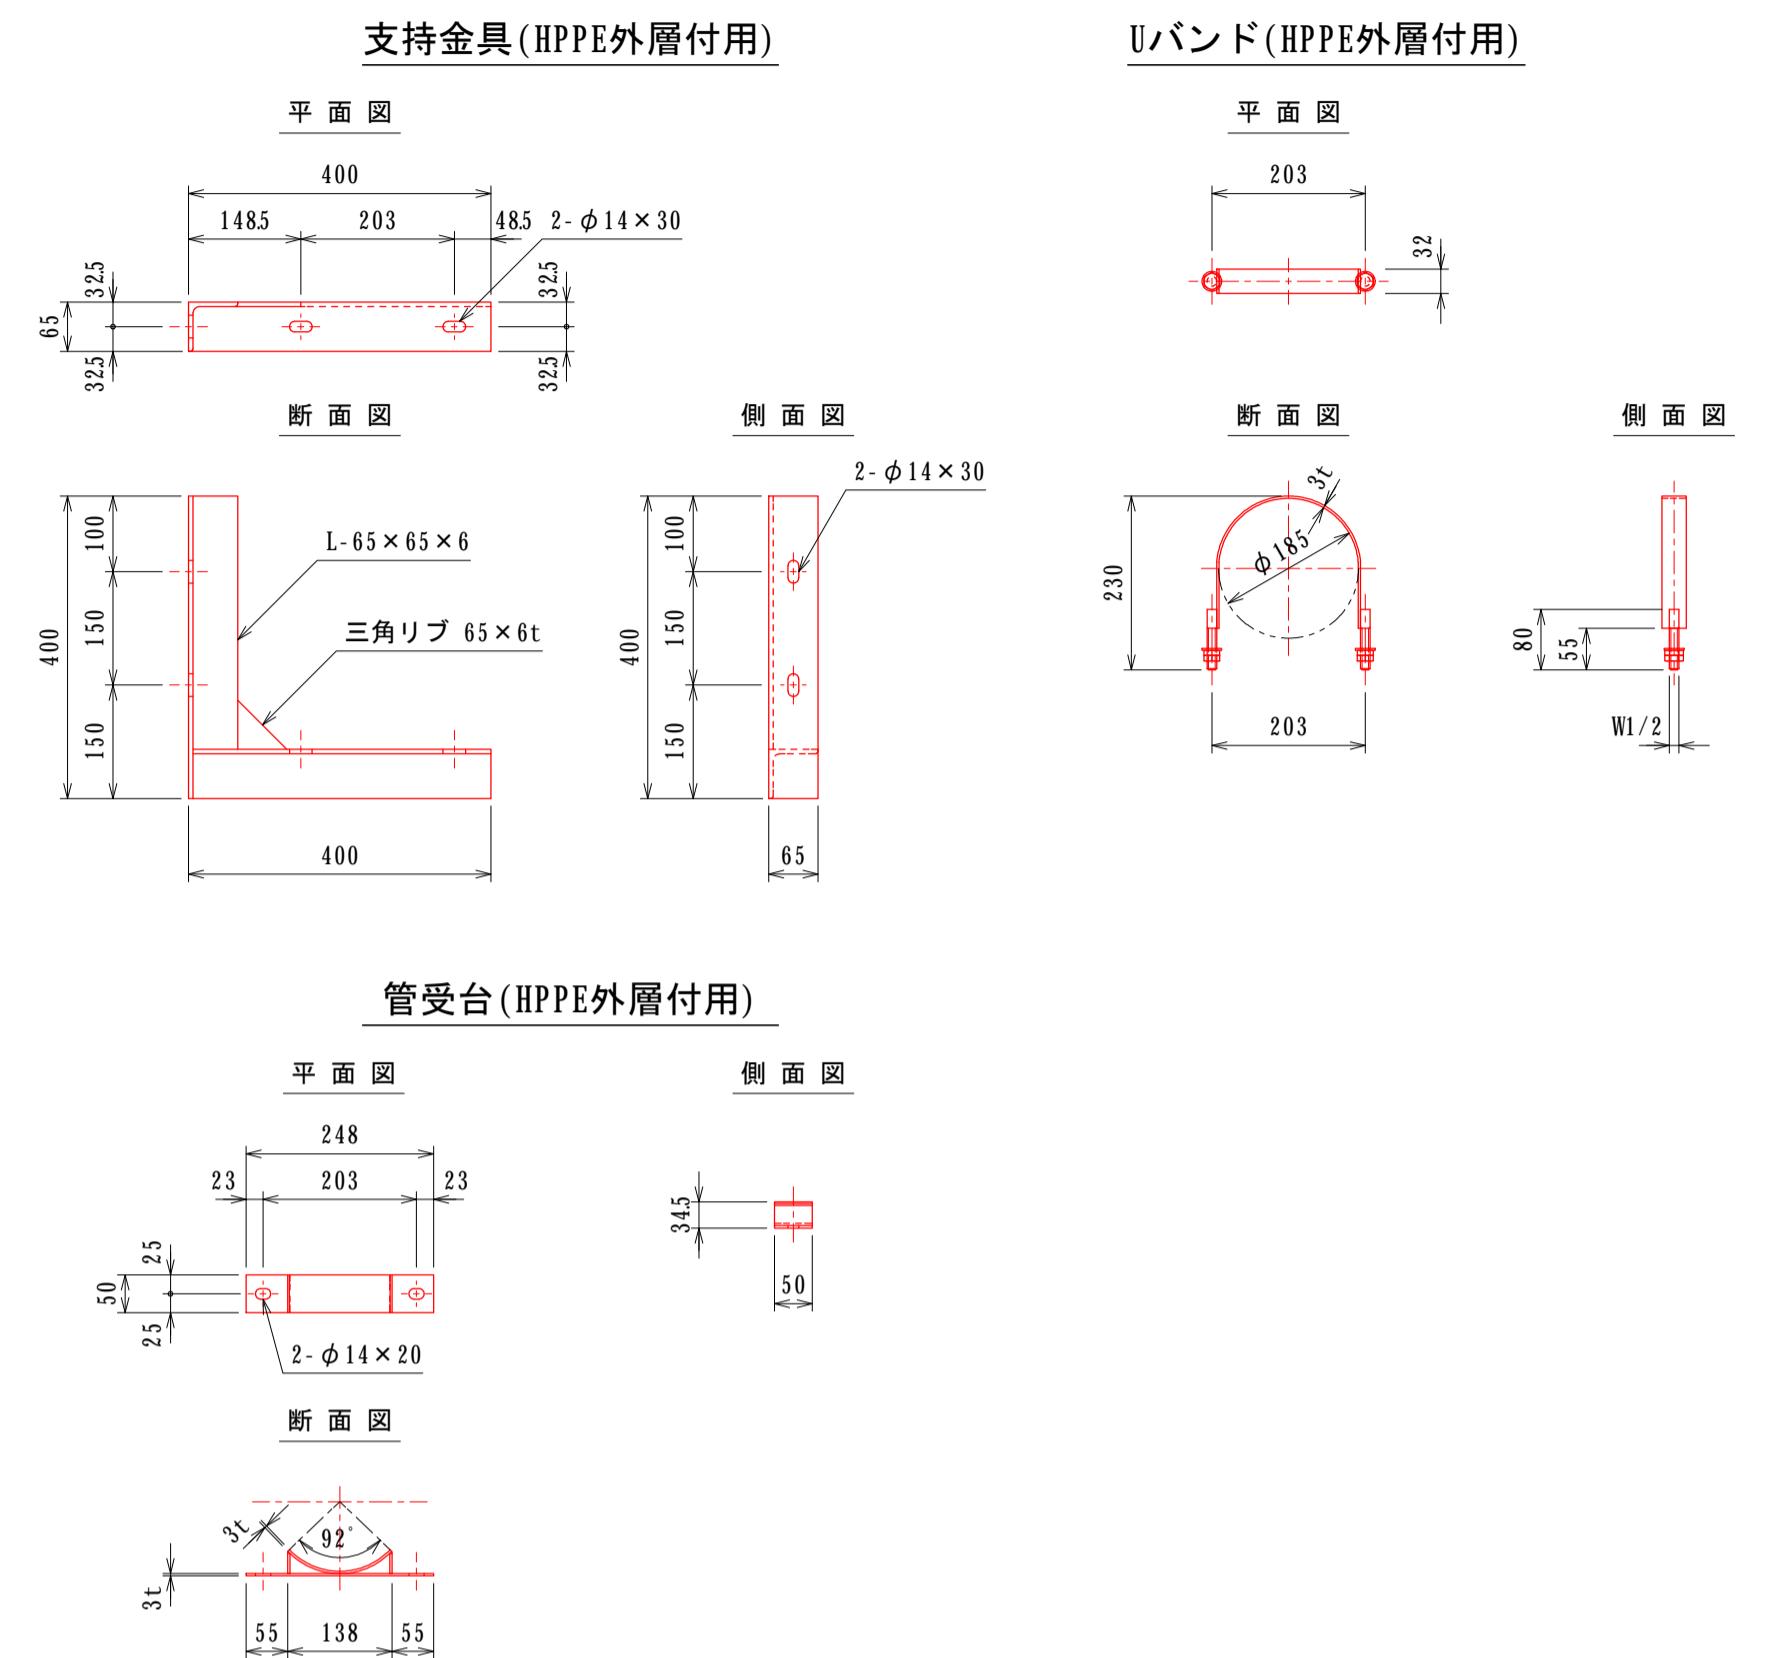


歩行防止柵(HPPE外層付用)

S=1:10


防護コンクリート詳細図

S=1:50

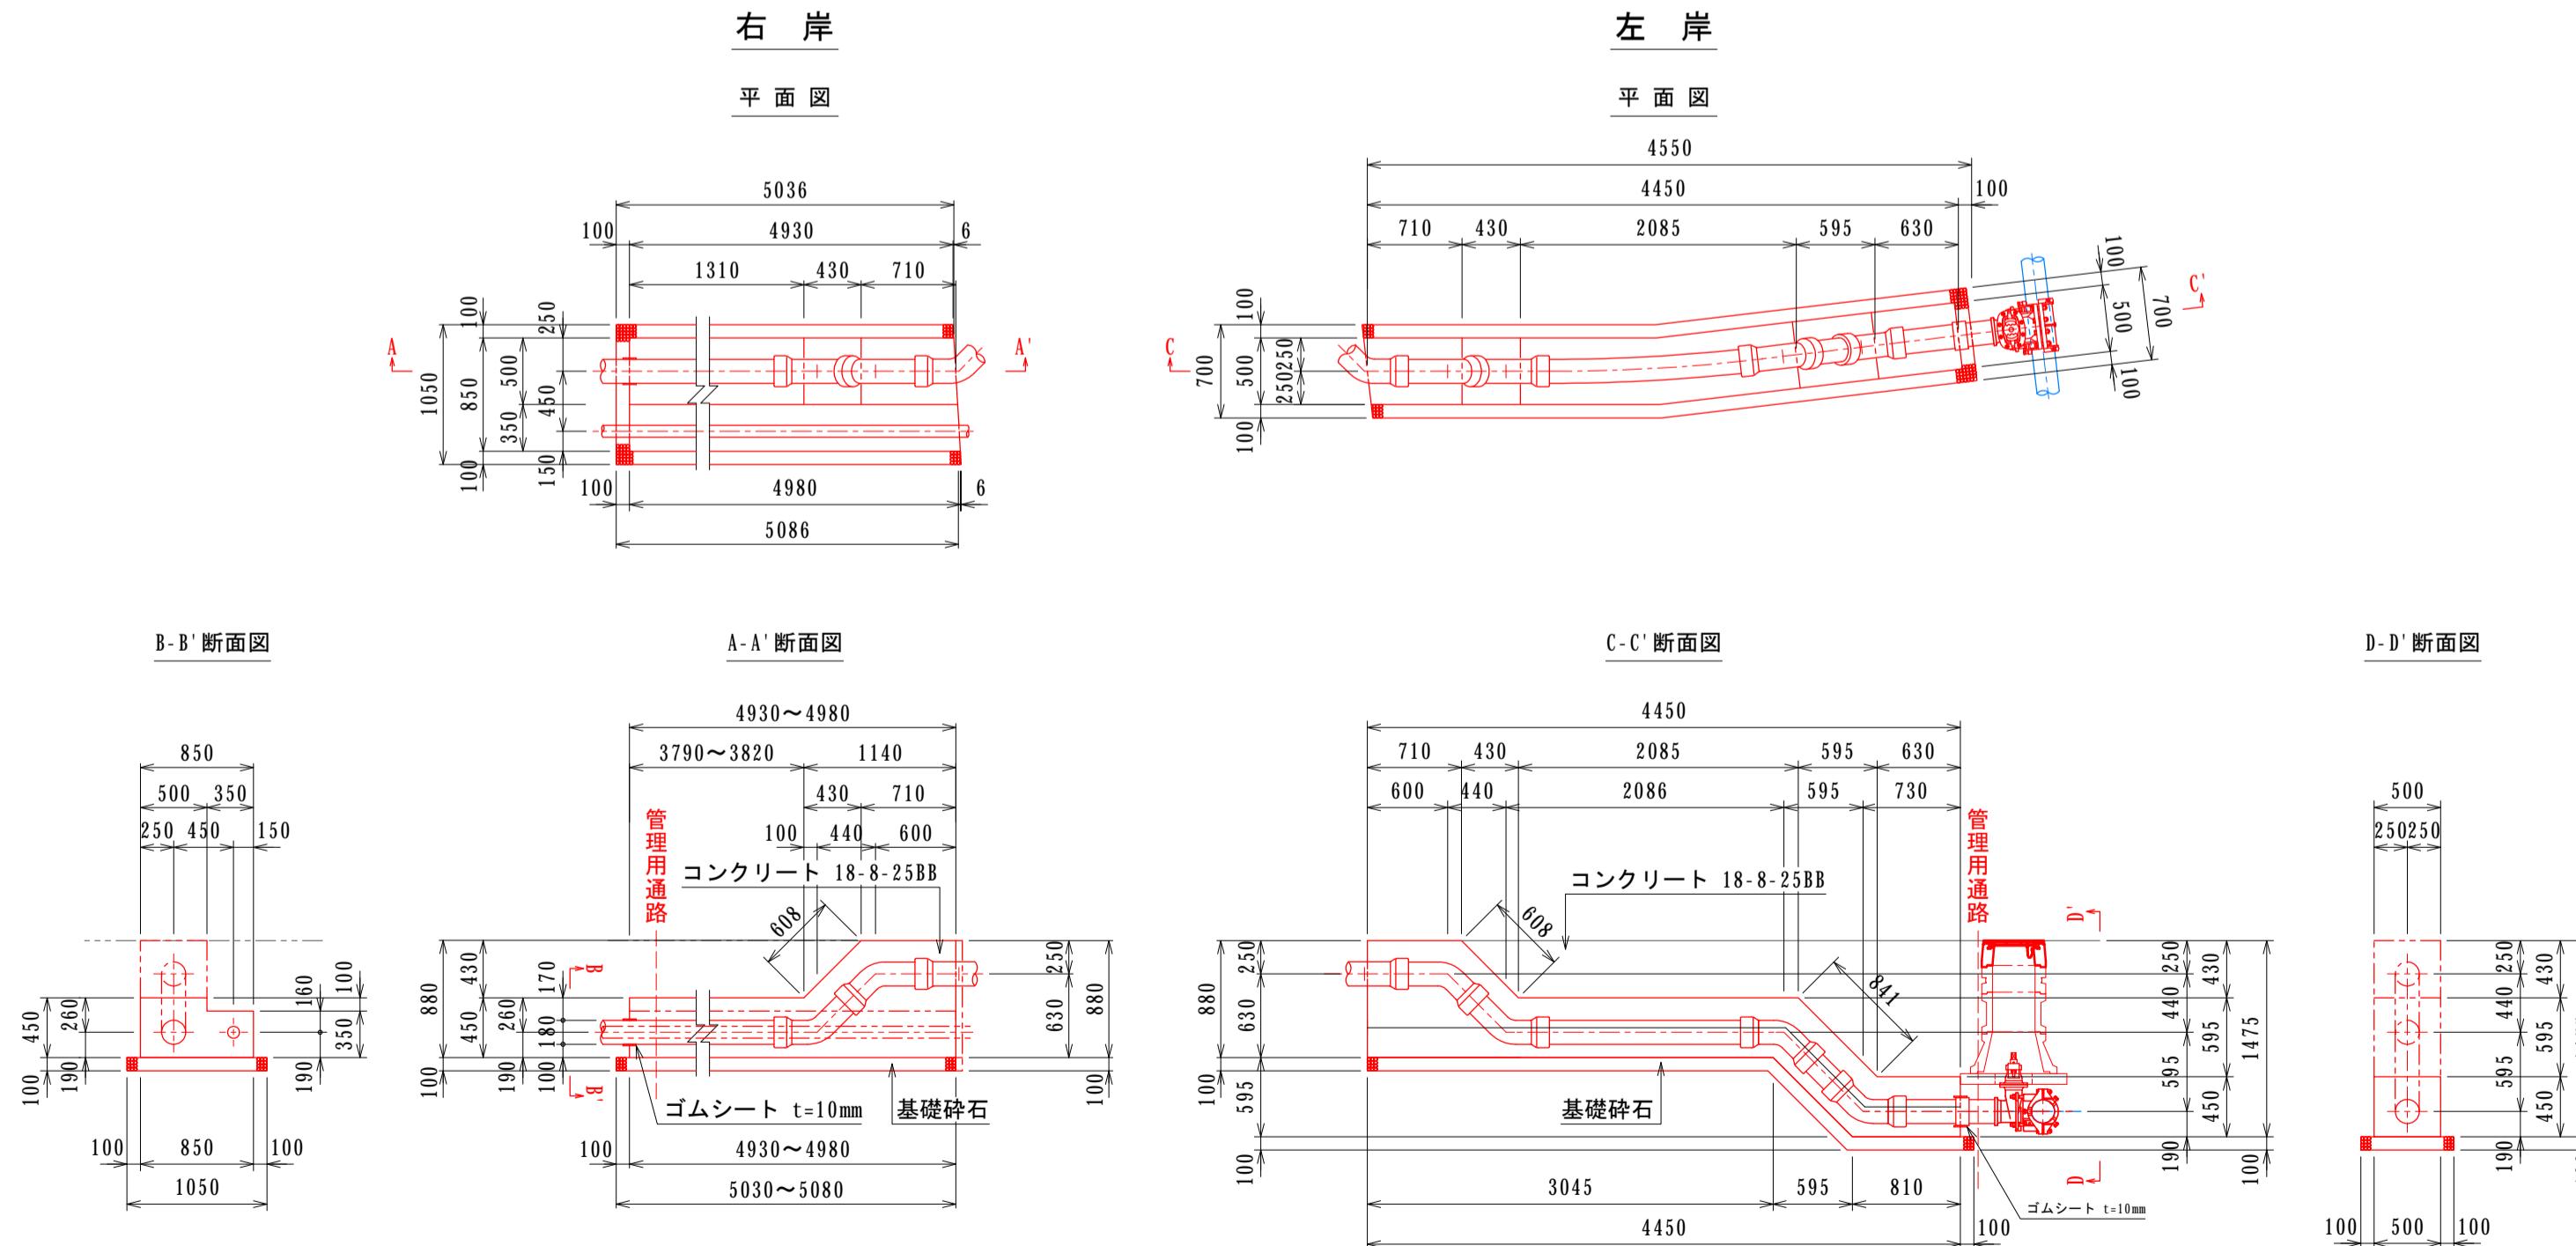

護岸復旧詳細図

S=1: 50

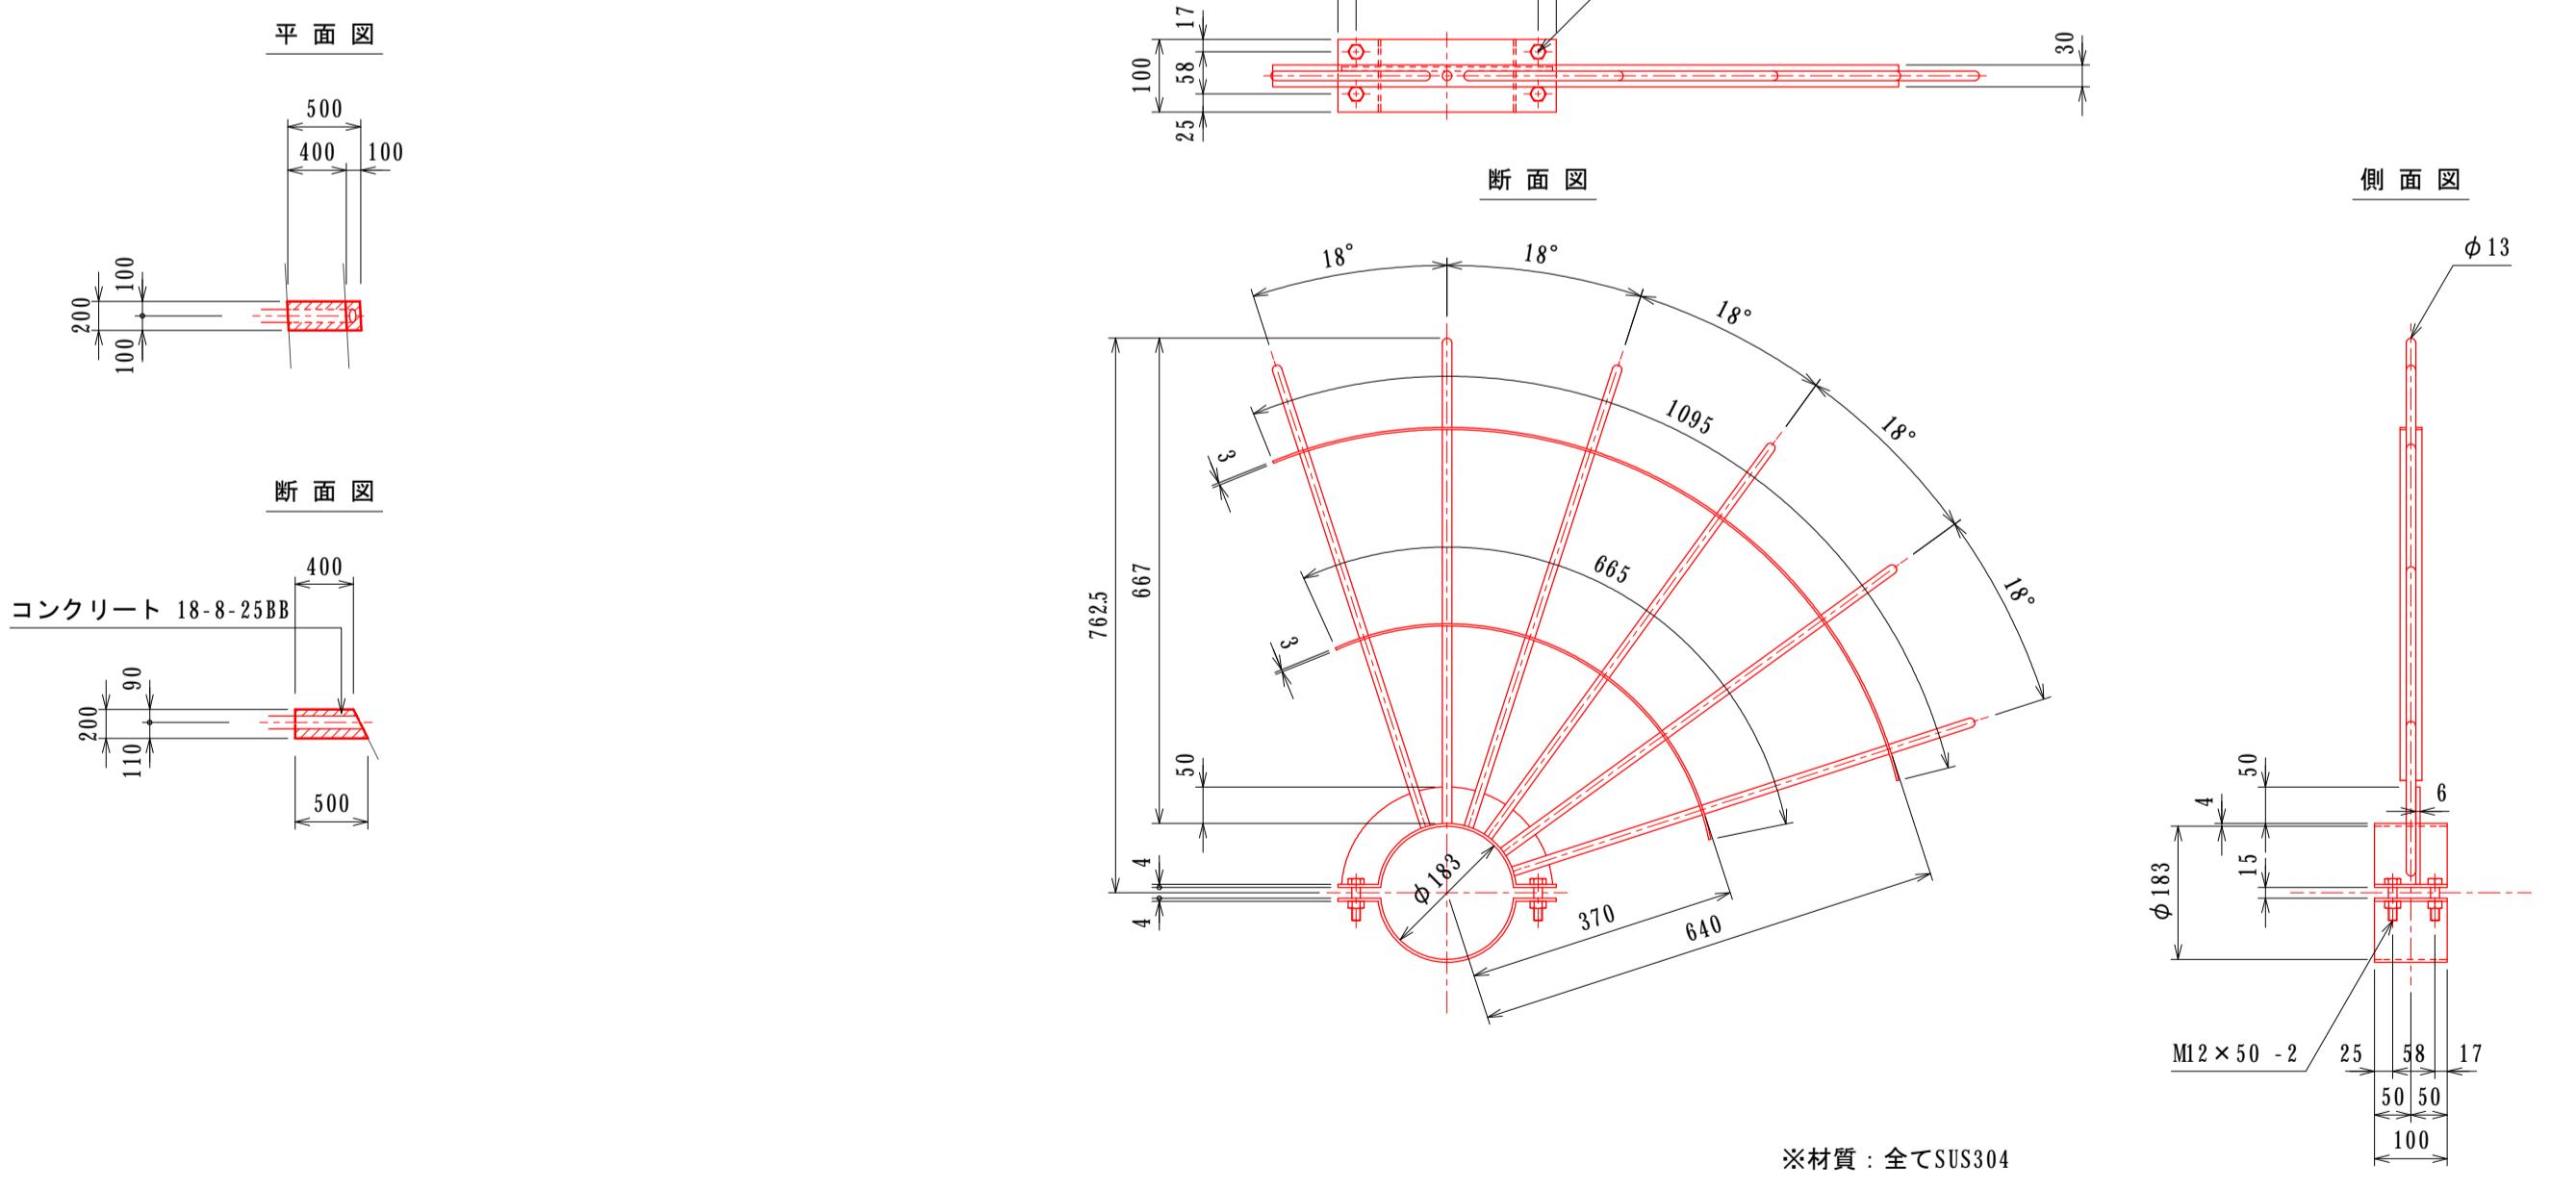


※材質：全てSUS304

事業名	南伊勢町水道事業 大江・道方連絡管添架詳細設計業務委託	図 番	3/7
図 名	配管・防護コンクリート・支持金具・歩行防止柵詳細図	縮 尺	1:100 1:50 1:10(A1) 1:200 1:100 1:20(A3)
南伊勢町上下水道課		令和7年12月	

掘削土工標準図


S-1:25

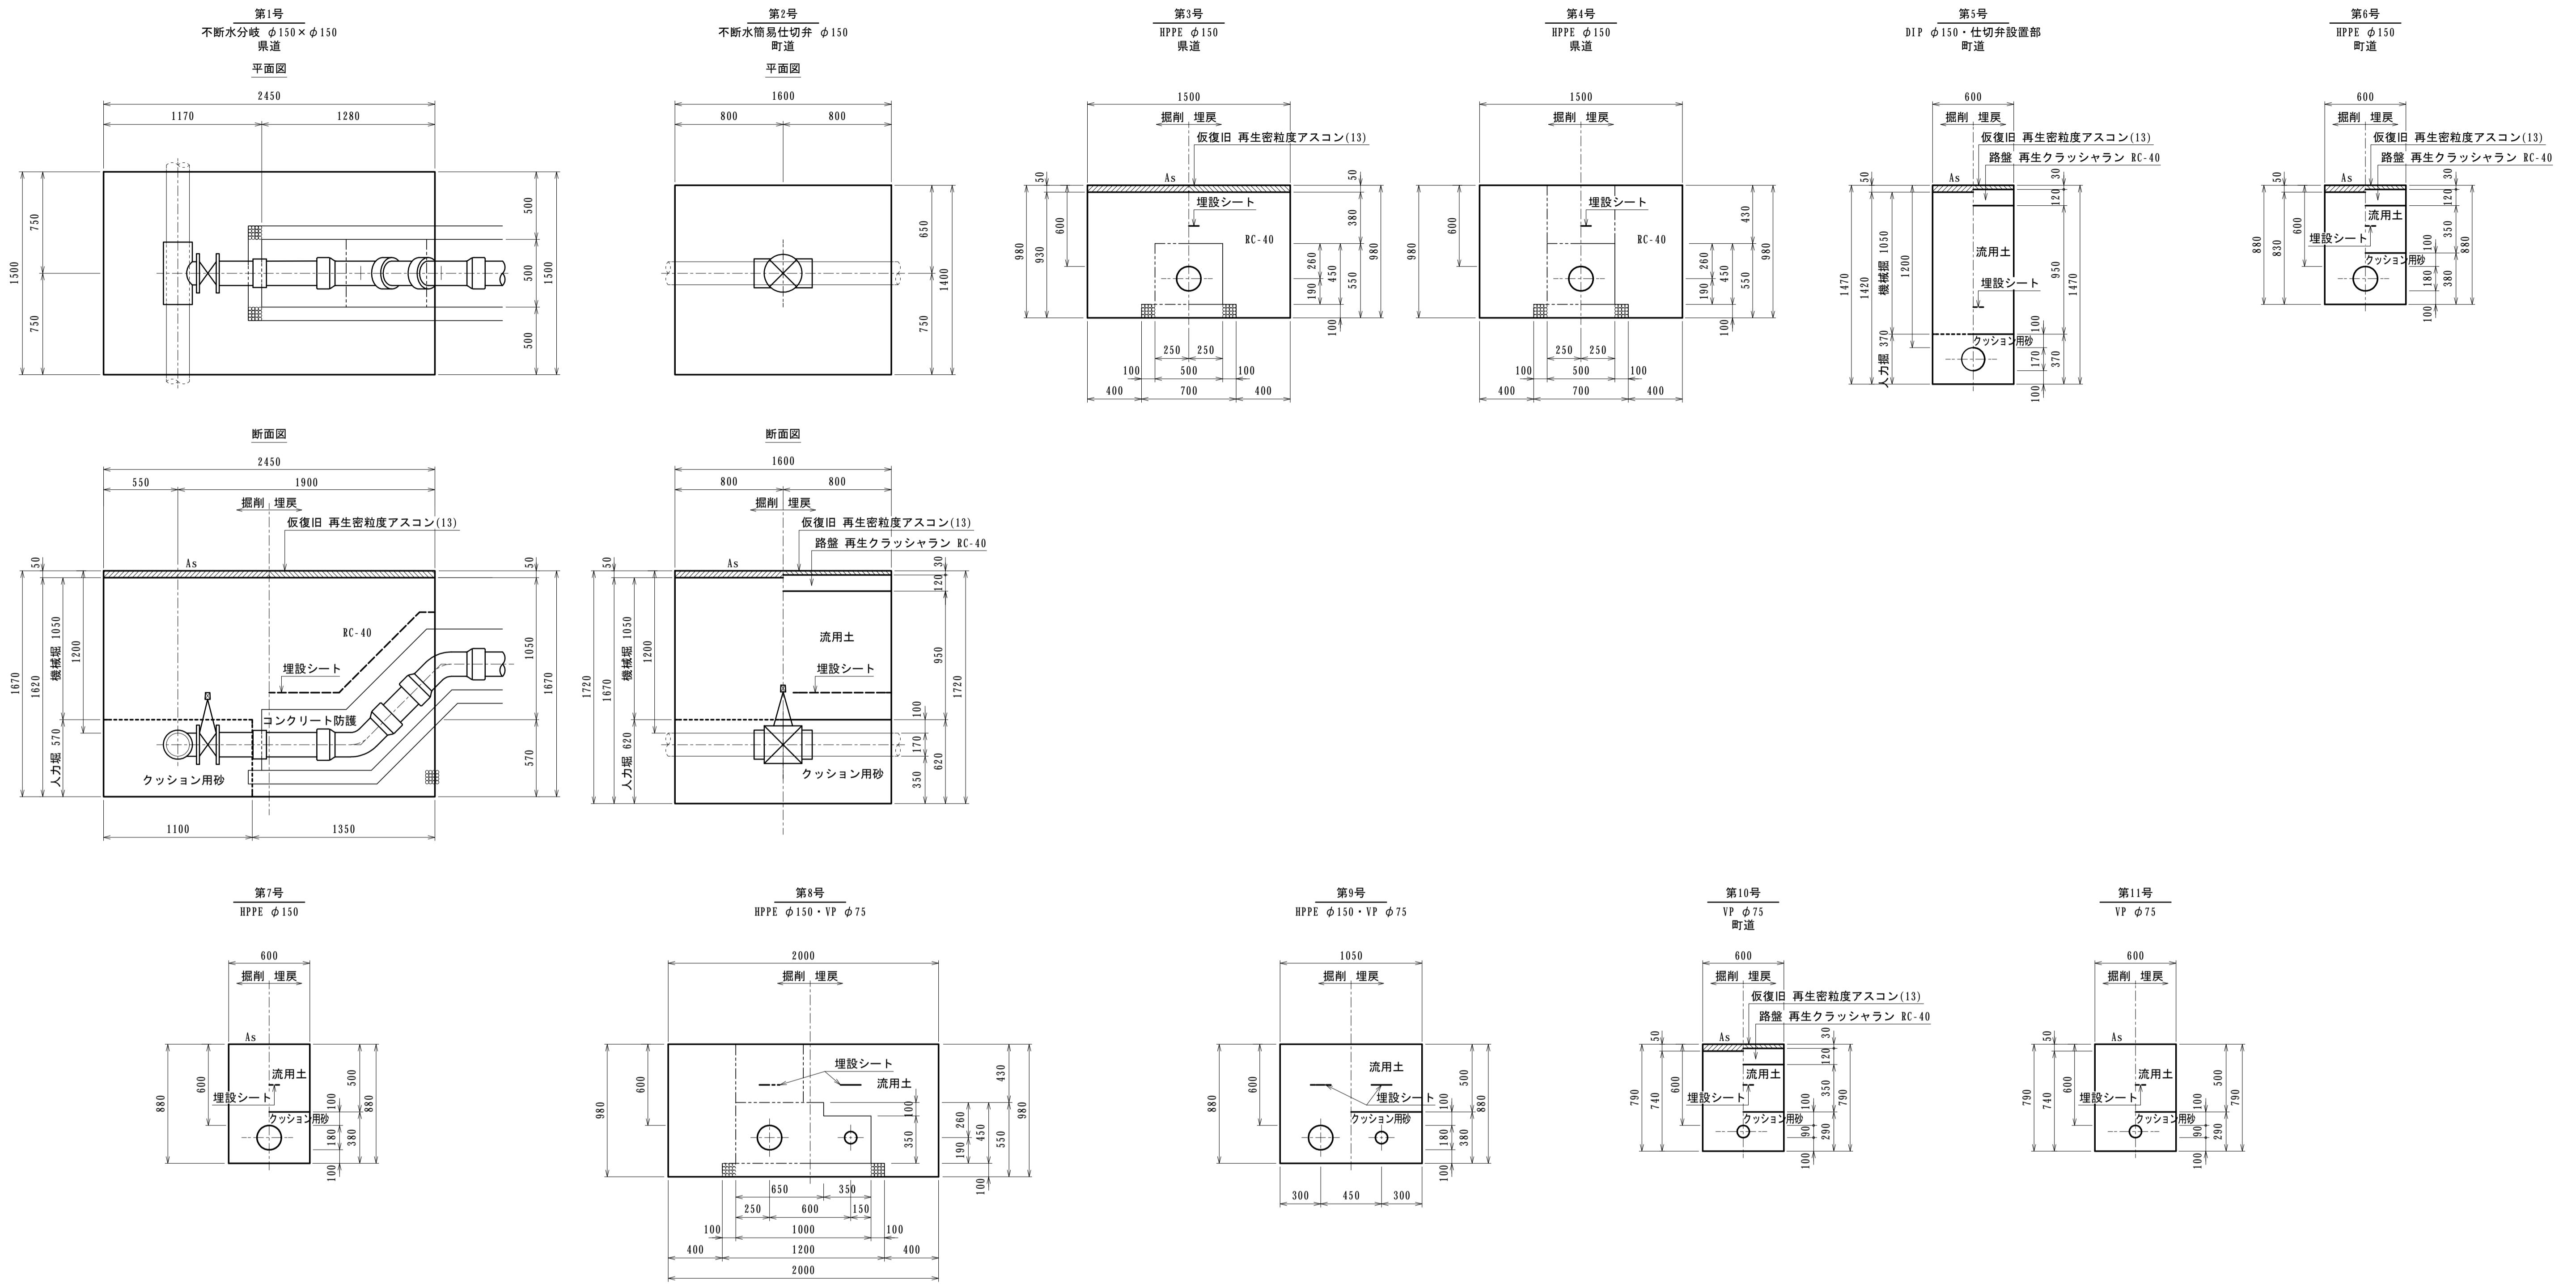

土留工標準断面図

NO SCALE

(掘削深H=150m以上に摘要)

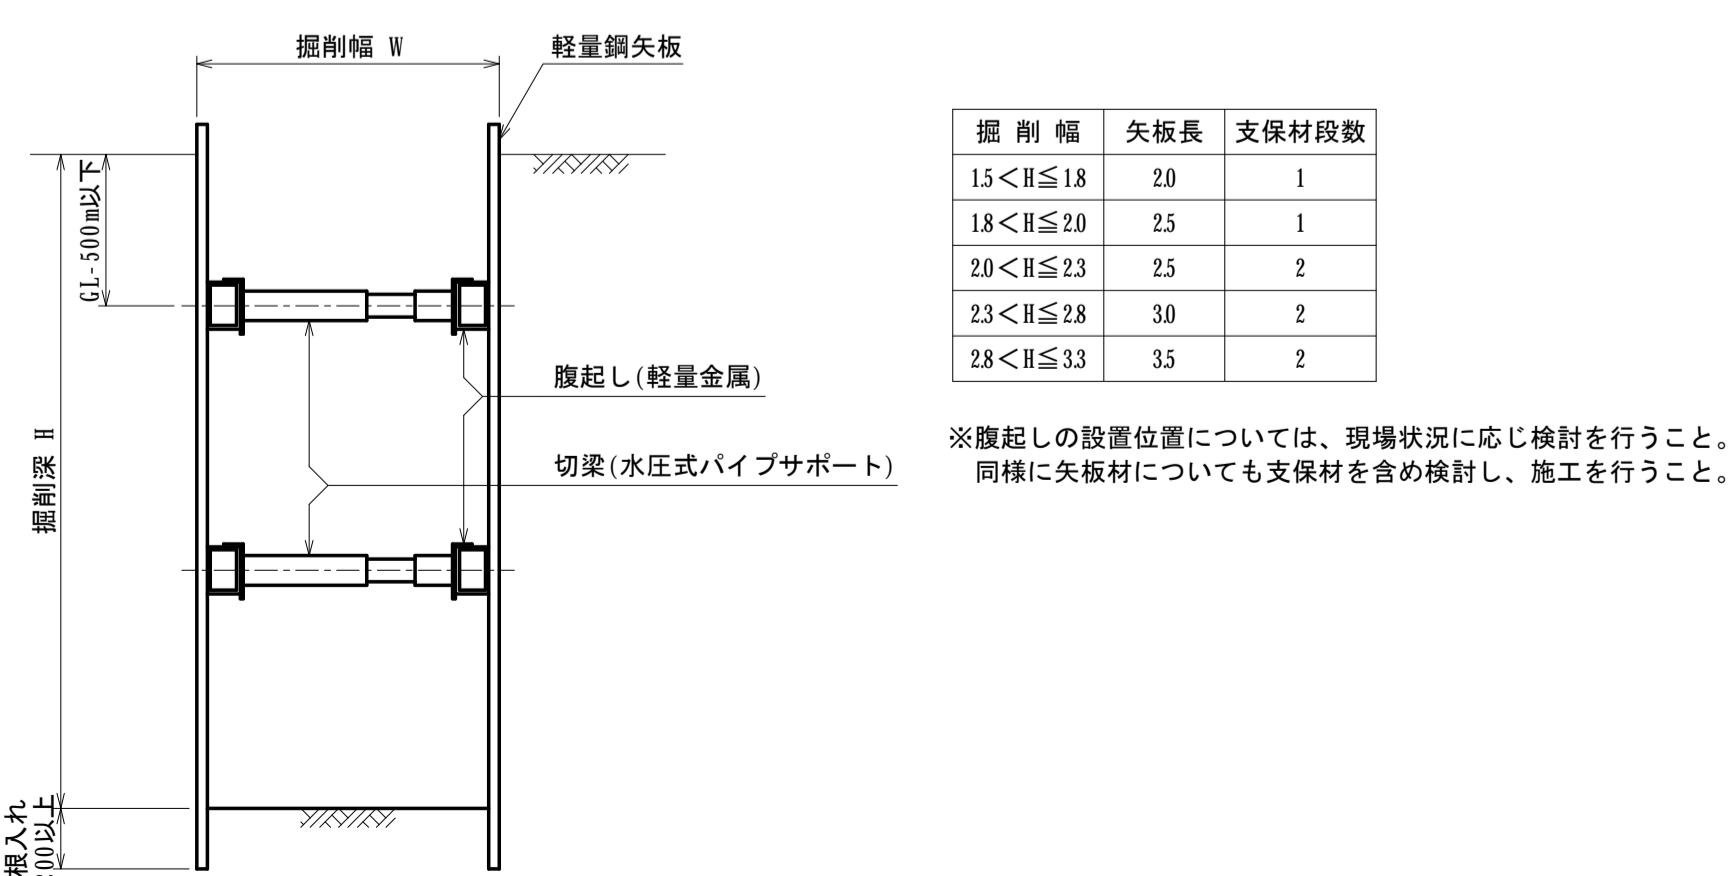


事業名	南伊勢町水道事業 大江・道方連絡管添架詳細設計業務委託	図番	4/7
図名	掘削土工標準・土留工標準断面図	縮尺	1:25(A1) 1:50(A3)
	南伊勢町上下水道課		令和7年12月

舗装復旧平面図 S=1:100

S=1:100

※単点は任意高

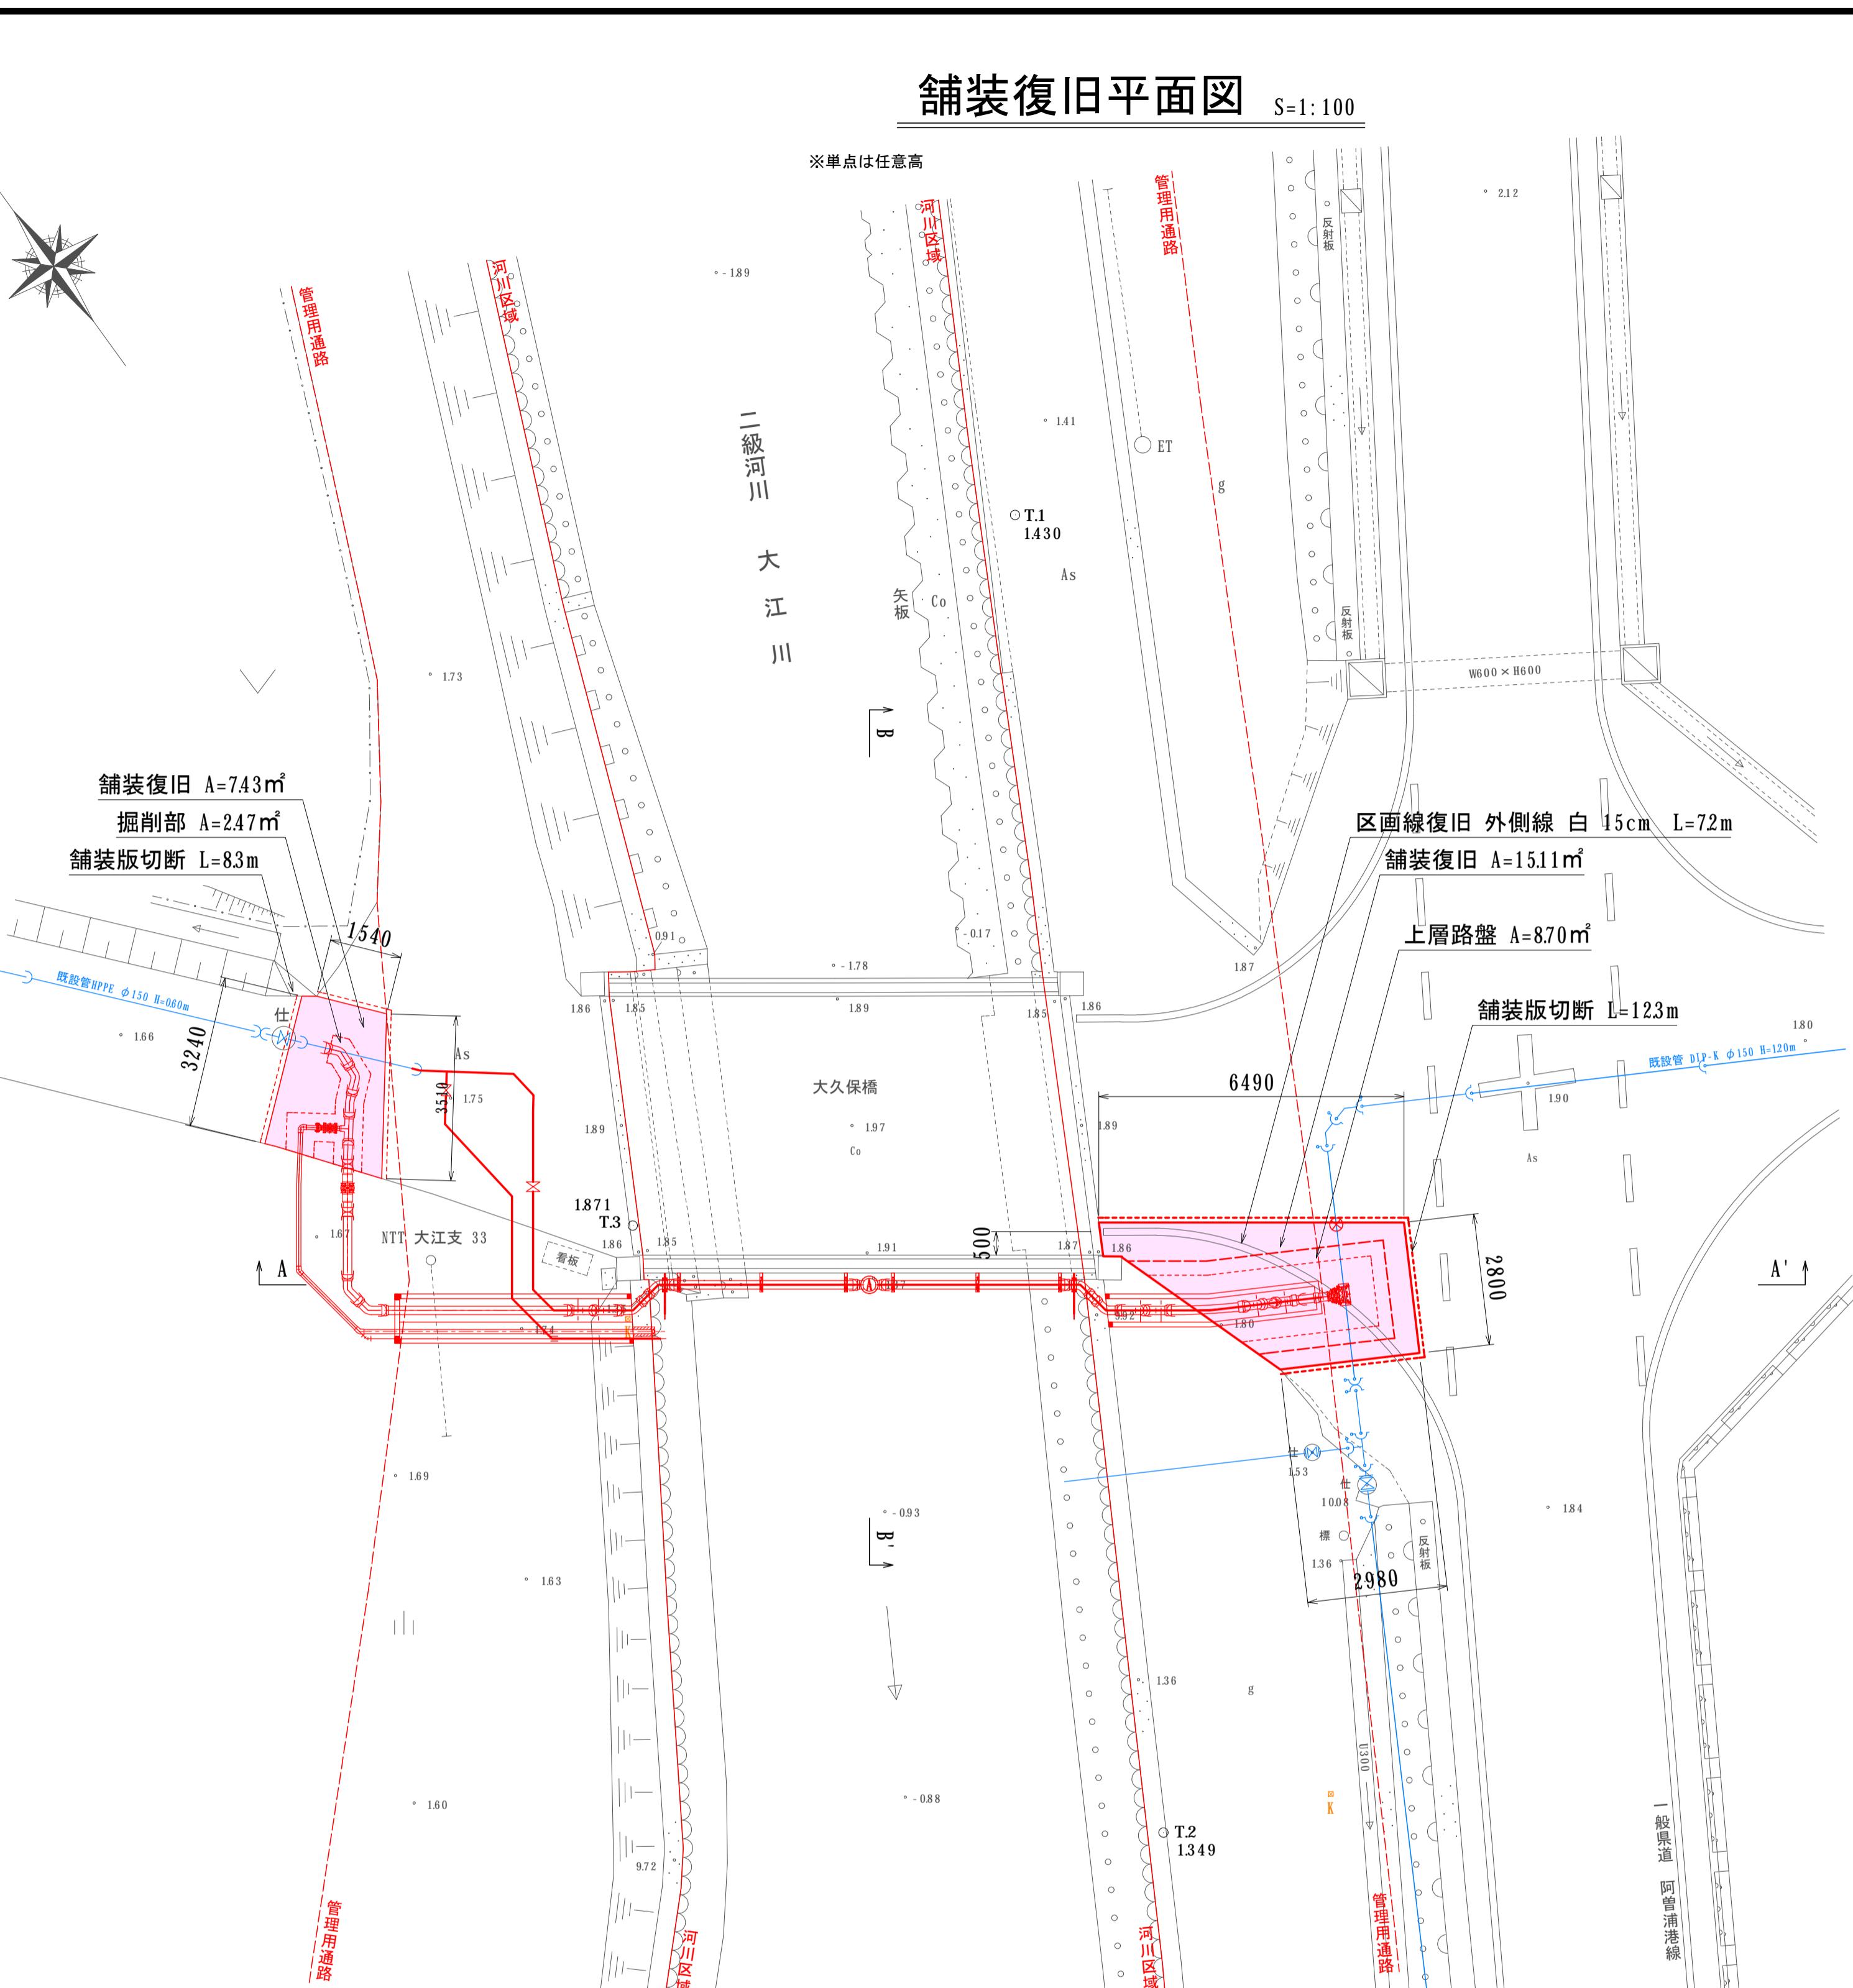


舗装復旧標準構造図


S=1 : 20

県道

1~N3交通

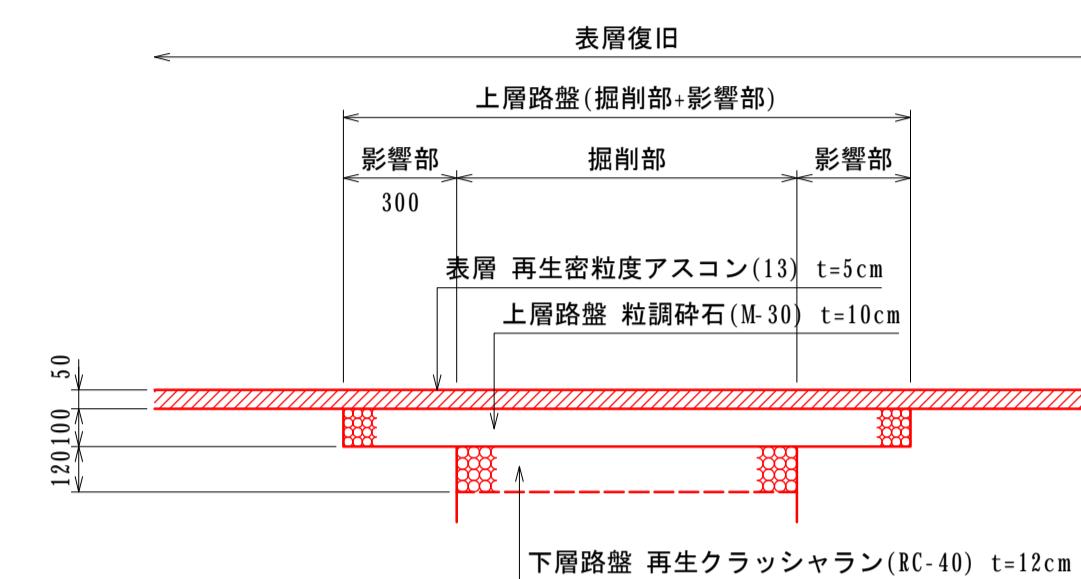

町道

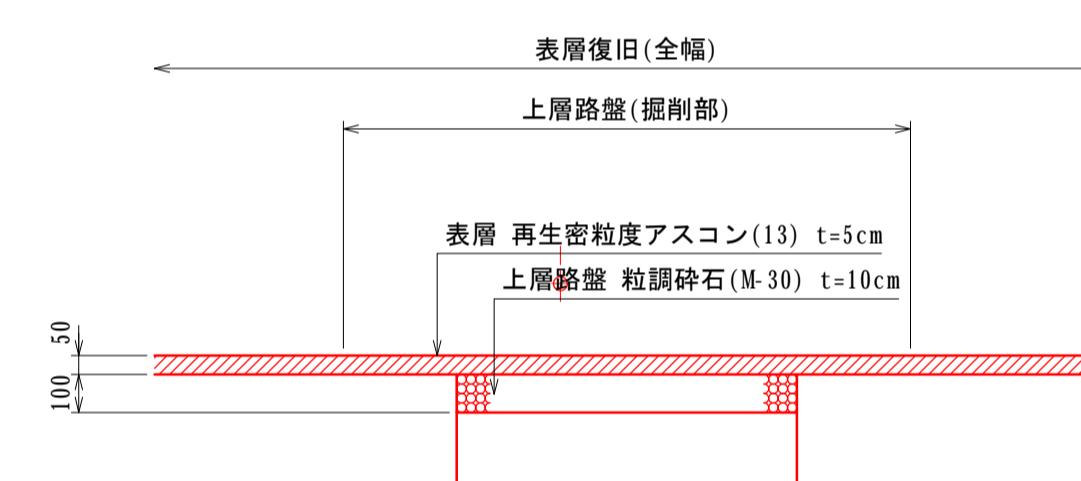

-

事業名	南伊勢町水道事業 大江・道方連絡管添架詳細設計業務委託	図 番	5/7
図 名	舗装復旧平面図・標準構造図	縮 尺	1:100 1:10(A1) 1:200 1:20(A3)
南伊勢町上下水道課		令和7年12月	


弁栓室据付標準図

S=1:20

仕切弁室(Φ20~Φ100)

H=0.60


20凸蓋付栓

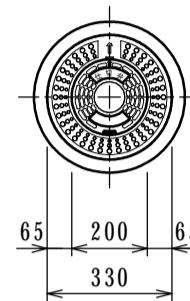

仕切弁室(Φ150~Φ200)

H=0.60


32蓋付栓

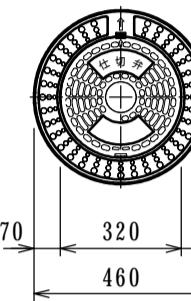

消火栓室(単口用)

H=0.60






35×45蓋付栓消火栓

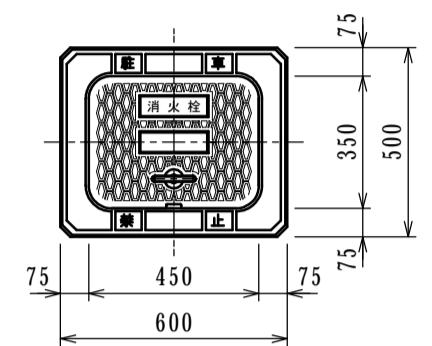

空気弁室(単口用)

H=0.60

35×45蓋付栓空気弁

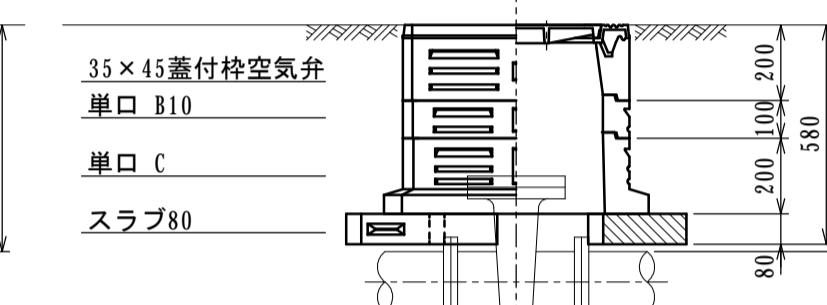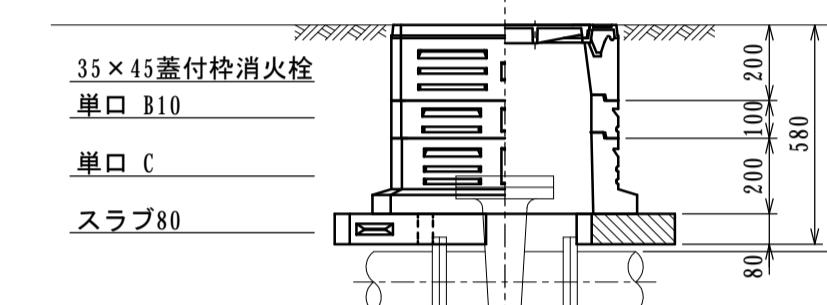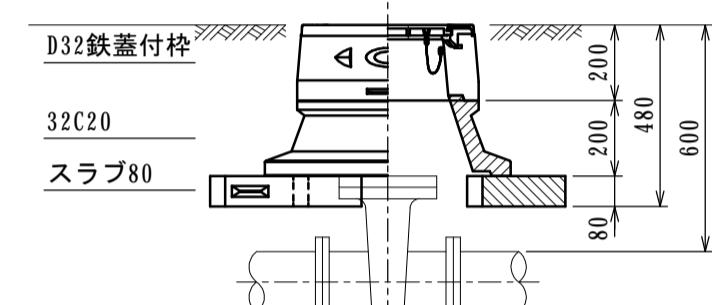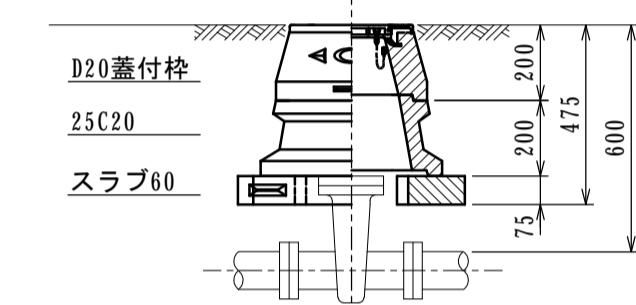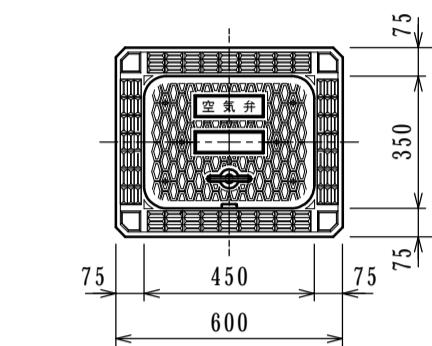

仕切弁室(Φ50~100)

H (本管土被り)	鉄蓋付栓 20型	下樹(中部) 25B10	下樹(中部) 25B15	下樹(中部) 25B20	下樹(中部) 25B30	下樹(下部) 25C20	下樹(下部) 25C30	スラブ60	BOX高	備考
600	●					●		●	H=475	
700	●					●		●	H=575	
800	●	●				●		●	H=675	
900	●		●			●		●	H=775	
1000	●			●		●		●	H=775	
1200	●			●	●	●		●	H=1075	

仕切弁室(Φ150~200)

H (本管土被り)	鉄蓋付栓 32型	下樹(中部) 32B10	下樹(中部) 32B15	下樹(中部) 32B20	下樹(中部) 32B30	下樹(下部) 32C20	下樹(下部) 32C30	スラブ80	BOX高	備考
600	●					●		●	H=480	
700	●	●				●		●	H=580	
800	●		●			●		●	H=680	
900	●			●	●	●		●	H=780	
1000	●			●	●	●		●	H=880	
1200	●			●	●	●		●	H=1080	

空気弁室(単口用)

H (本管土被り)	鉄蓋付栓 35×45型	下樹(中部) B10	下樹(中部) B15	下樹(中部) B20	下樹(中部) B30	下樹(下部) C20	スラブ80	BOX高	備考
600~1200	●	●					●	●	H=580

消火栓室(単口用)



H (本管土被り)	鉄蓋付栓 35×45型	下樹(中部) B10	下樹(中部) B15	下樹(中部) B20	下樹(中部) B30	下樹(下部) C20	スラブ80	BOX高	備考
600~1200	●	●					●	●	H=580

事業名	南伊勢町水道事業 大江・道方連絡管添架詳細設計業務委託	図番	6/7
図名	弁栓室据付標準図	縮尺	1:20(A1) 1:40(A3)
			南伊勢町上下水道課 令和7年12月

平面圖

S=1:100

※単点は任意

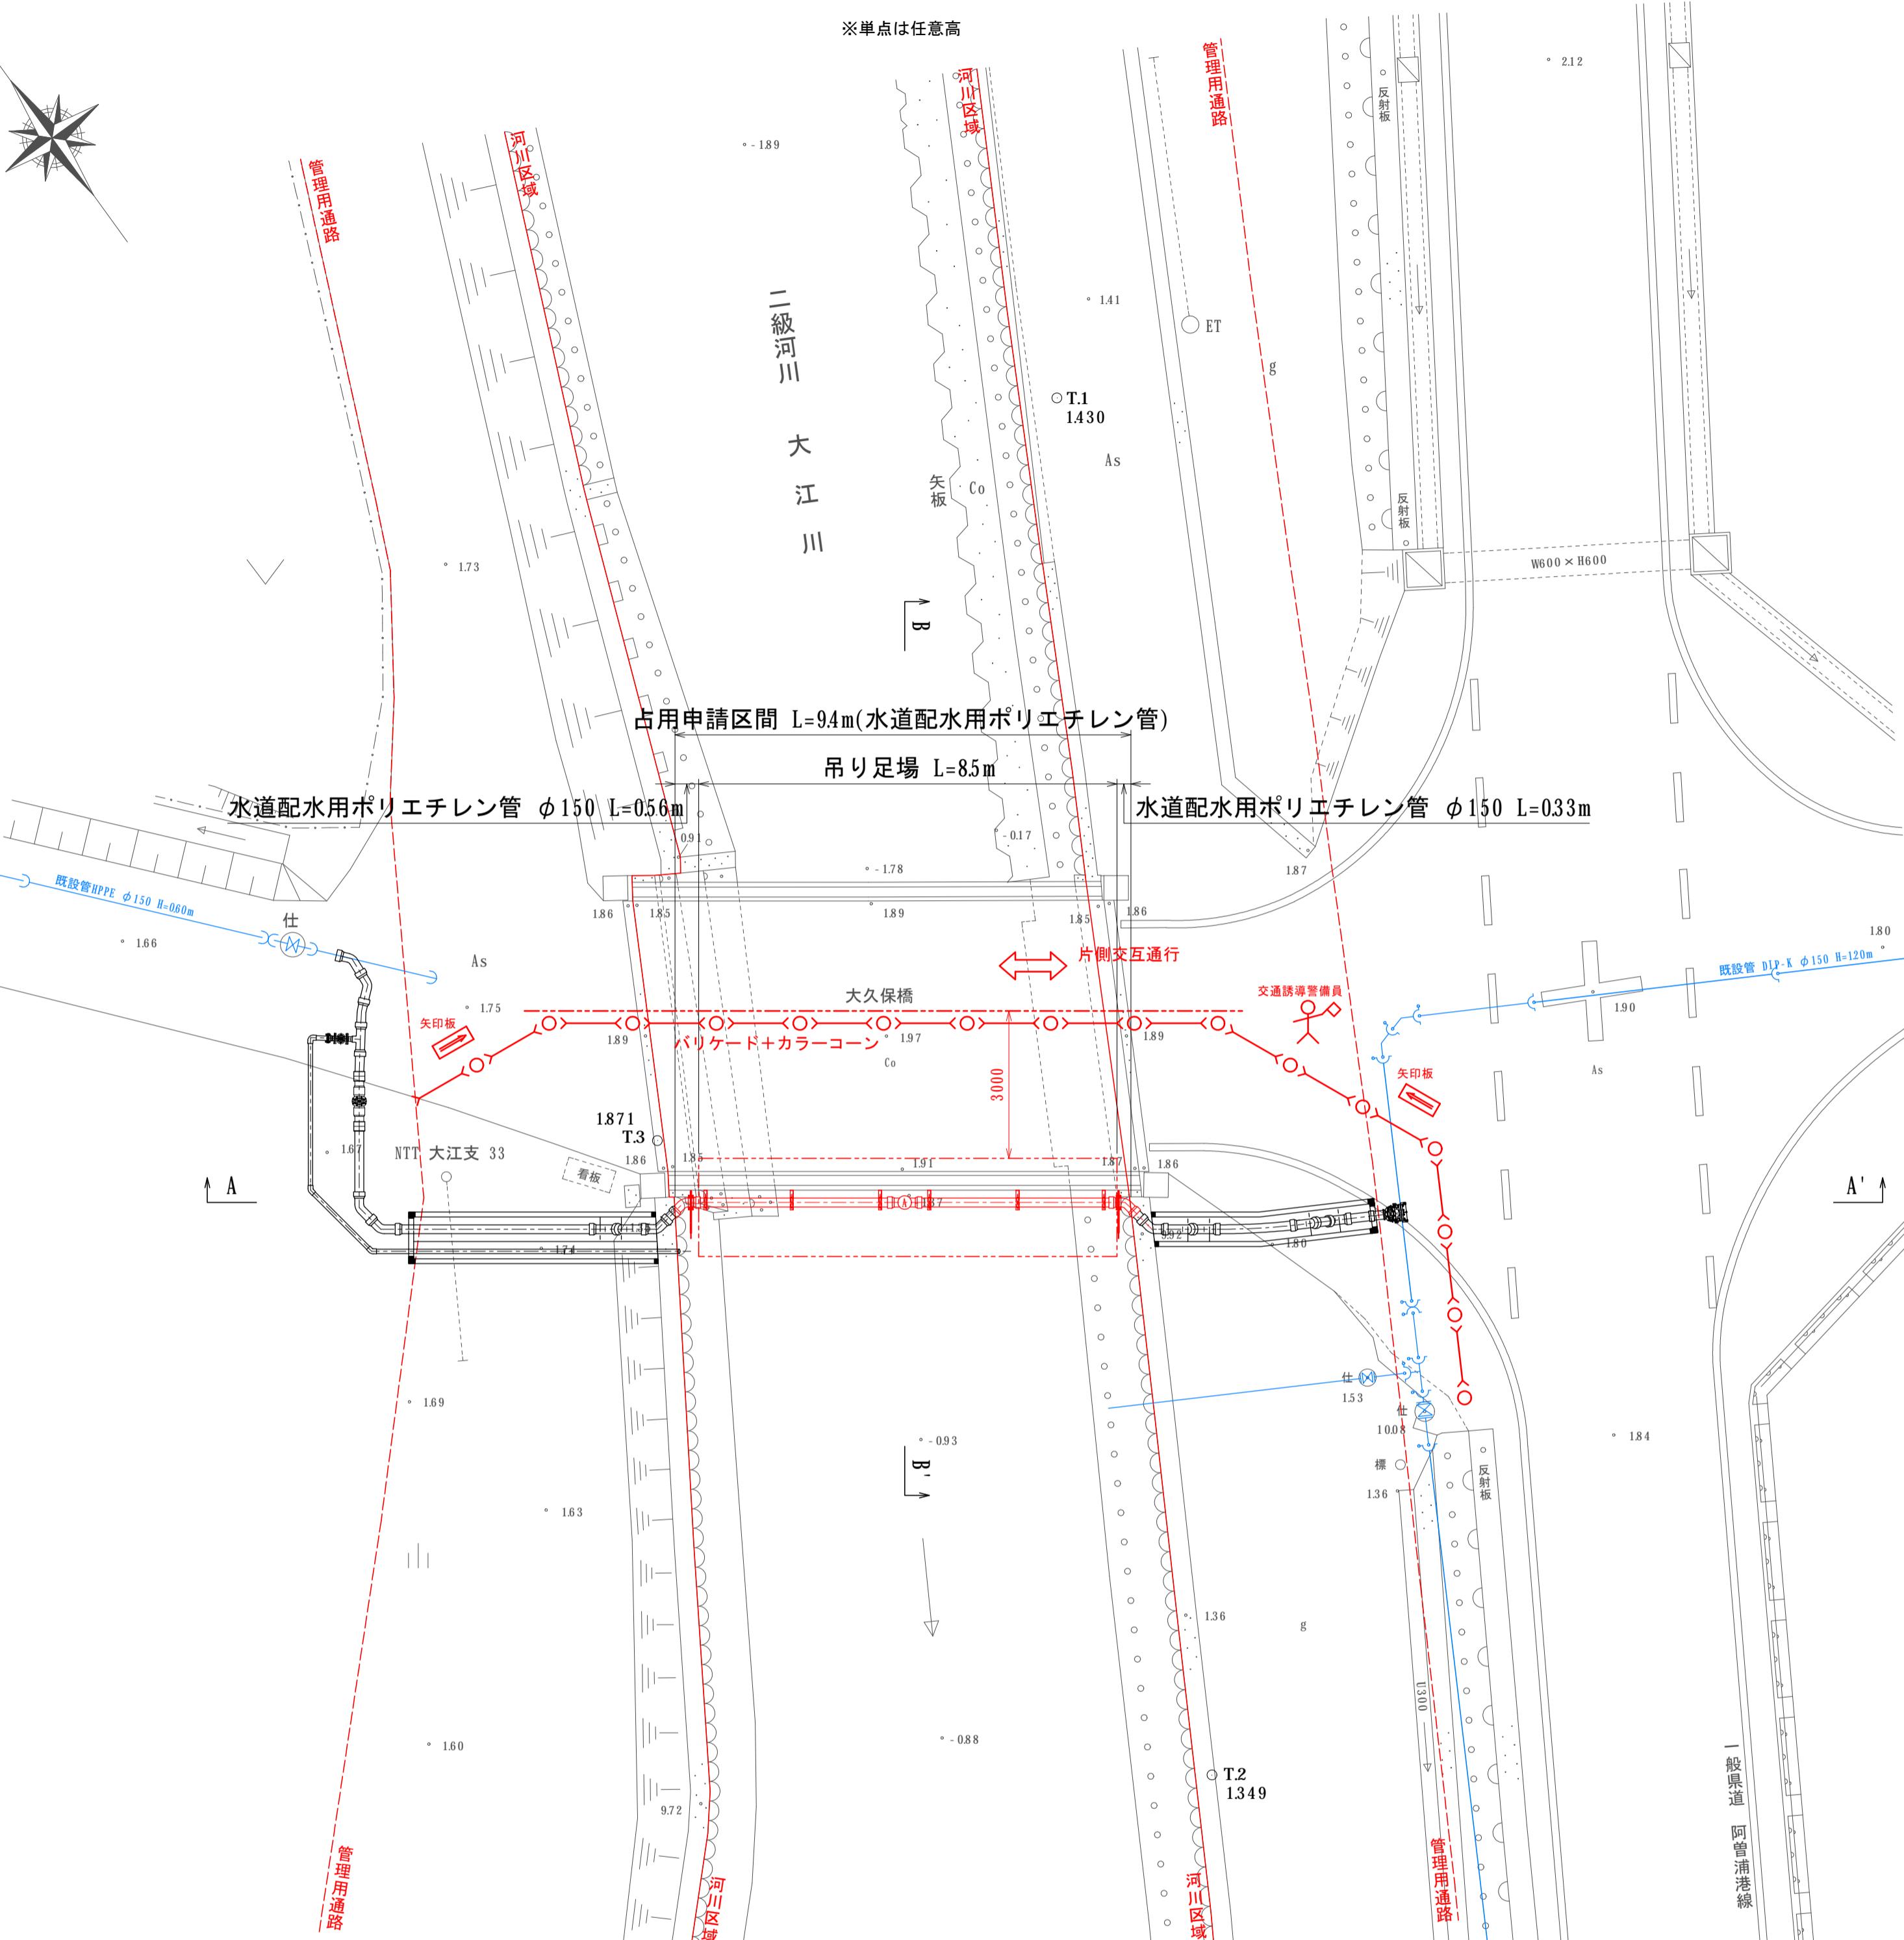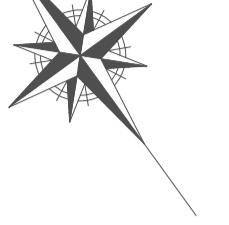


※工事中は交通誘導警備員を配置する。

A-A' 断面図 S=1:100


S=1:100

占用申請区間 L=9.4m(水道配水用ポリエチレン管)

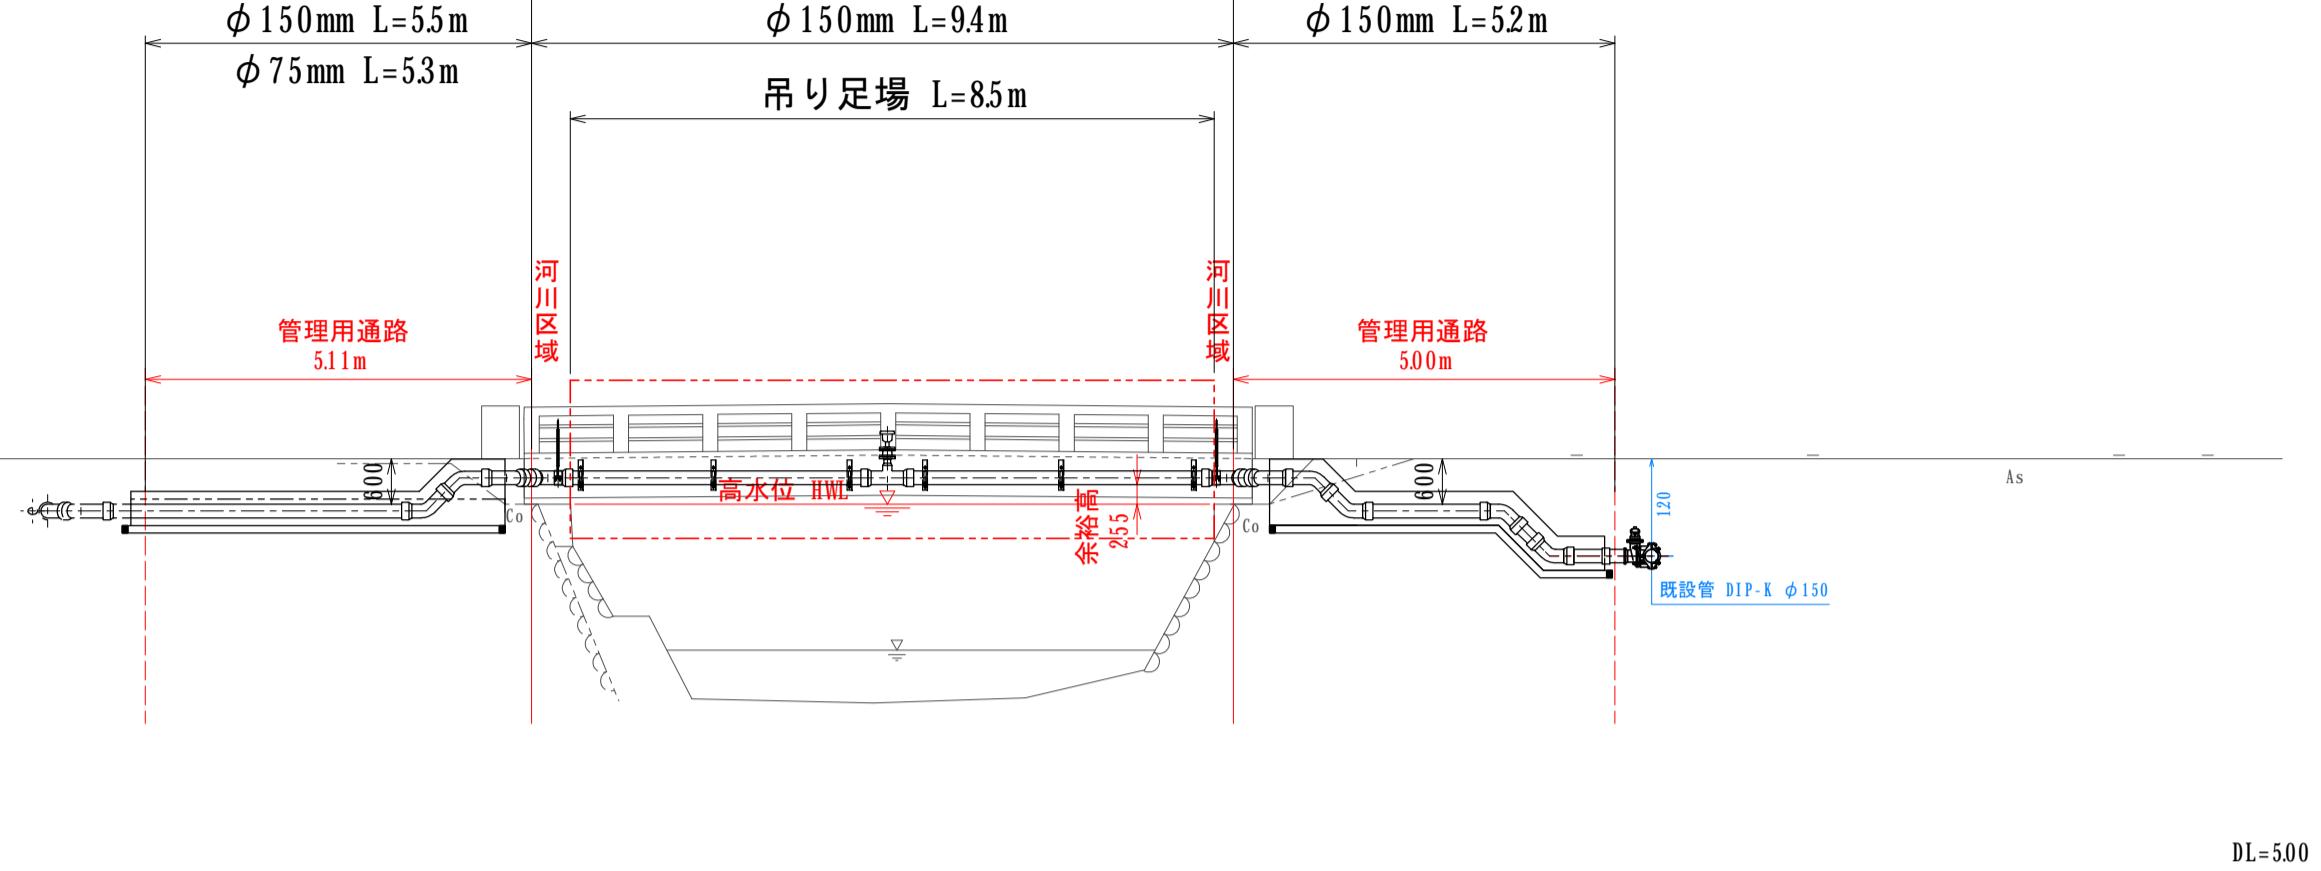


B-B' 断面図 S=1:100

S=1:100

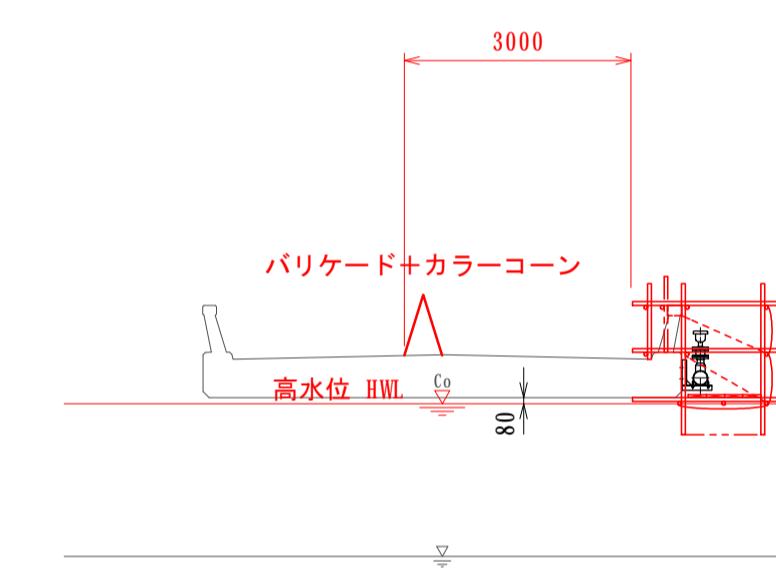

吊り足場参考図 S=1:50

义 S=1:5

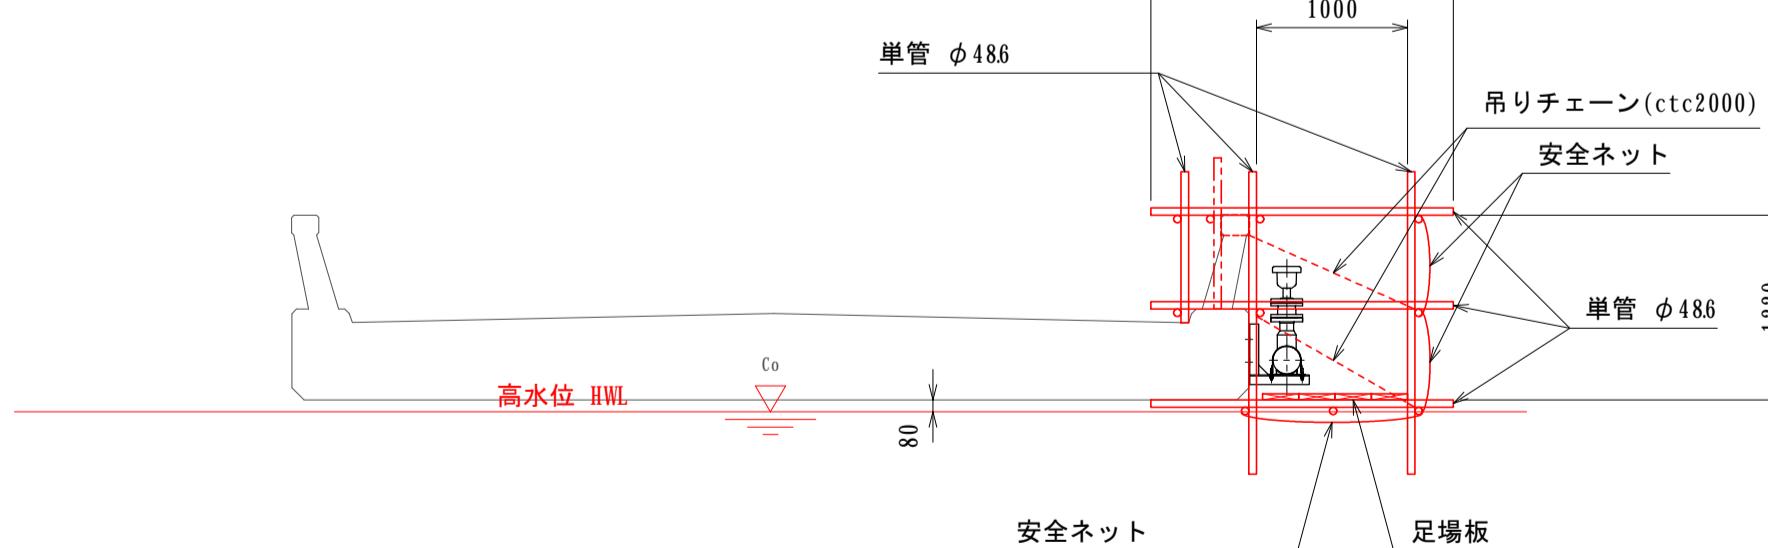

参考図

事業名	南伊勢町水道事業 大江・道方連絡管添架工事	図 番	7/7
図 名	工事施工方法図	縮 尺	1:100 1:50(A1) 1:200 1:100(A3)
南伊勢町上下水道課		令和7年12月	